


# PŮDORYS 2 NP - NOVÝ STAV

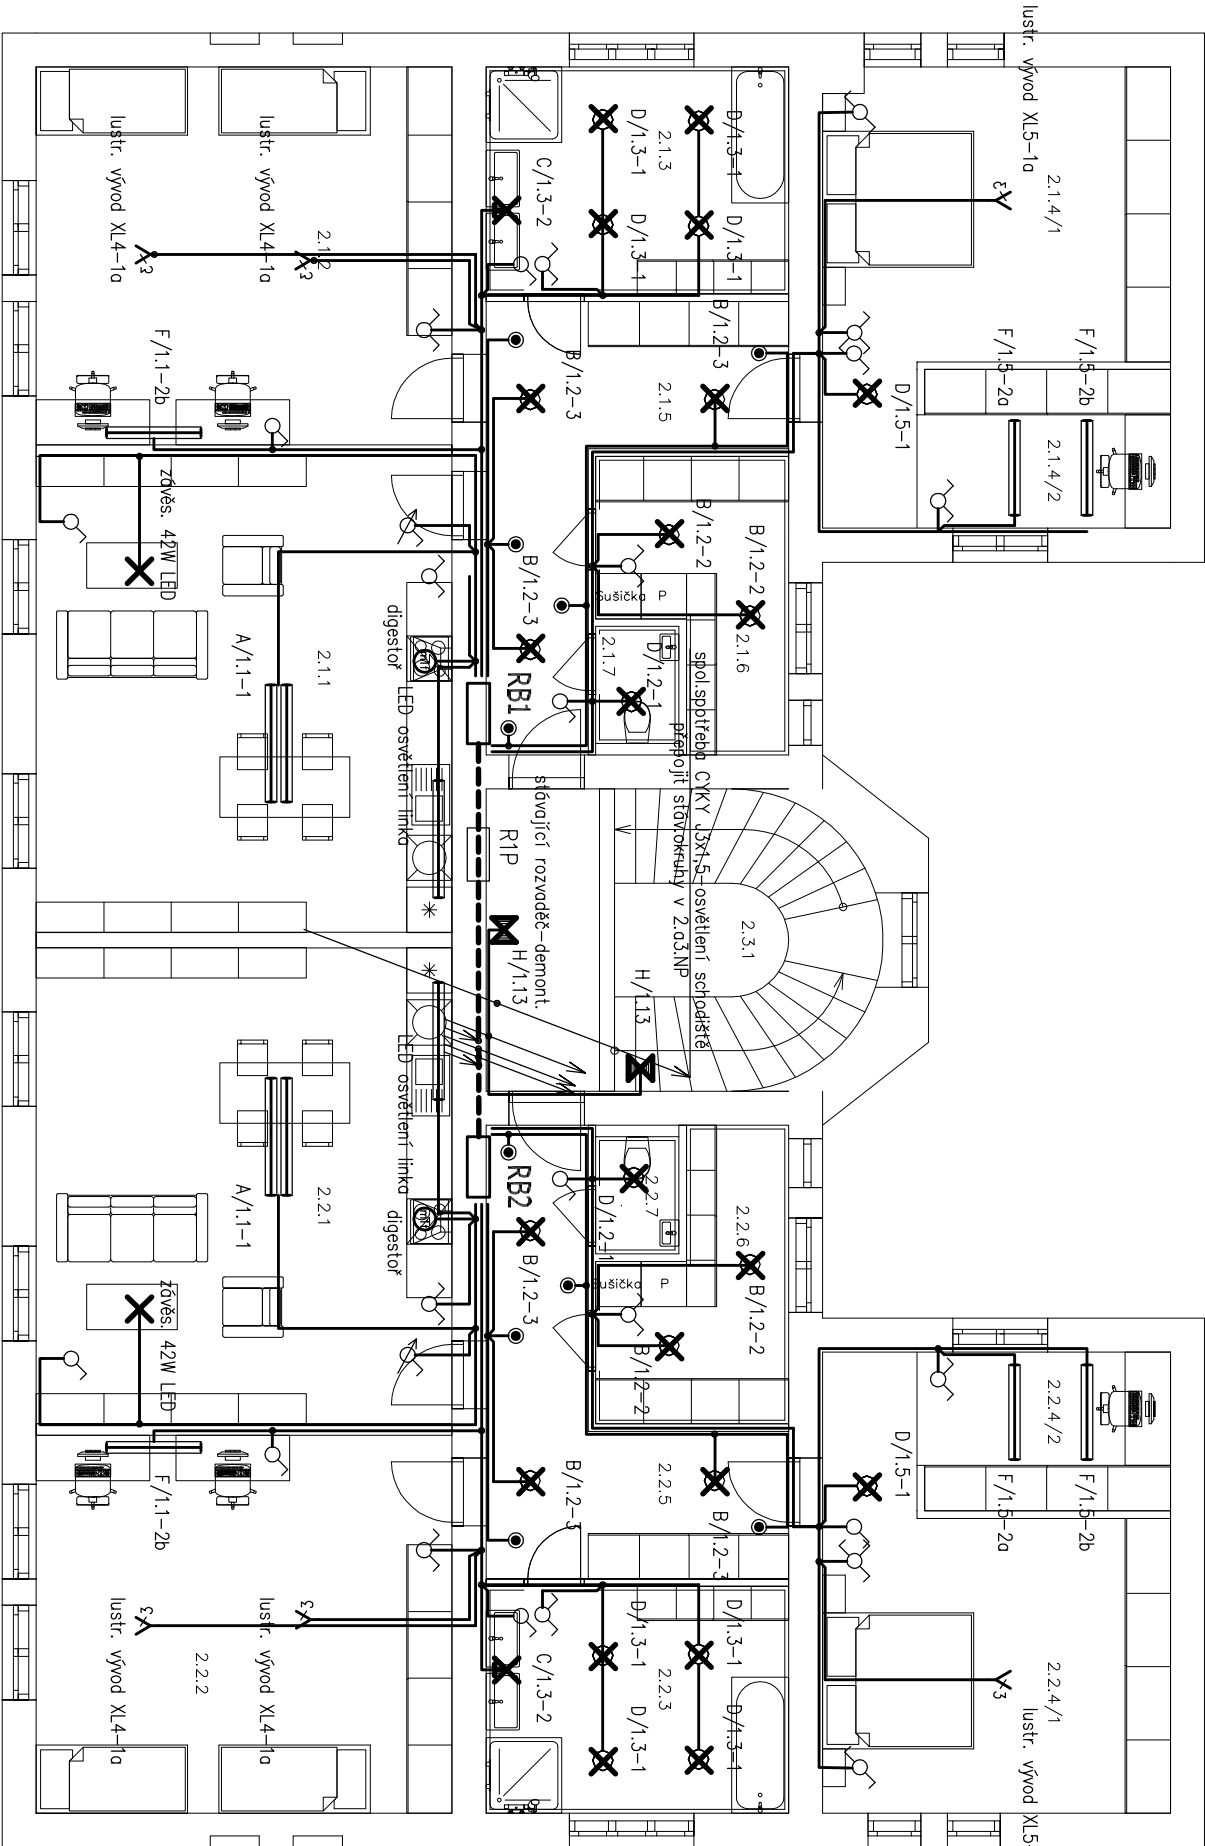


Legenda vedení:

světelná instalace CYKY J 3x1,5 (20x1,5) mm2 pod omítkou  
v hořlavých podkladech a průchody uložit v PE trubkách 16 mm

Legenda osvětlovacích těles:


Poloze	typové označení	zdroj	Kusy
A	bytové velkoplošné LED svítidlo FLAGY DL-22 GOLD 65W nost. IP40	LED 6000 lm 65W	
B	přisaz. interiérové LED opál difuzor NARA 12 E DPO 3x3 840 EL LUM	LED 2739 lm 24,0W	
C	přisaz. interiérové LED opál difuzor NARA 12 E DPO 6x0 840 EL LUM	LED 4980 lm 45,0W	
D	přisaz. interiérové LED opál difuzor NARA 6 E DPO 2x3 840 EL LUM	LED 1909 lm 18,0W	
E	LED pásek pro osvětlení pracovní linky 2x18W NARA DL-C	LED 1909 lm 8,0W	
F	liniové LED svítidlo OBERON L1 12E 6x0 840 IP20 EL LUMEN	LED 5424 lm 45,0W	


H/1.1.3  ELEKTRO-LUMEN Nouzové LED přisazené KW ROAD PLUS 1C LED 3W 290lm 1hod.

## Poznámka:

- stávající rozvaděč na chodě R2P a rozvodnice RP2, R2.1P se demontují, osvětlení chodby a schodiště se přepojí na společnou spotřebu ROP–osadit jistič 10A/230V svítidla osadit čidly pohybu
- výška zásuvek od úrovně podlahy bude dohodnuta s uživatelem, nebo dodavatelem zařízení (předpoklad 0,3 a 0,9m)
- původní zásuvkové instalace v zasahovaných místnostech se demontuje
- vývody pro připojení kuchyňských spotřebičů provést podle návrhu interiéru a kuchyňské linky ( okótované)

## D.1.4 TECHNICKÁ PROSTŘEDÍ STAVB -ZAŘÍZENÍ SILNOPROUDÉ ELEKTROTECHNIKY VČ.OCHRANY PŘED BLESKEM

Proj. specialista:	Vladislav Tolasz	elektroprojekt 736 01 Hovříkov Bludovice
Vypracoval:	Vladislav Tolasz	Vratká 7/694 

ZODP. PROJEKTANT:	ING. ROBERT KOTÁSEK	 <b>Kotásek projekty</b> <small>Frgdecká 1901, 739 34 Šenov IČO: 08155707, tel: 77704479</small>
VYPRACOVAL:	TOLASZ VLADISLAV	
INVESTOR: STATUTÁRNÍ MĚSTO KARVINA, FRYŠTÁTSKÁ 72/1 733 24 KARVINA FRYŠTÁT		
NÁZEV AKCE:		
REKONSTRUKCE BUDOVY ČP.149 NA ULICI KAROLA ŠLIWKY		ČÁST: ELEKTRO FORMÁT: A4
OBSAH VÝKRESU:		DATUM: PROSINEC 2020 STUPEŇ: DPS
2.NADZ.PODLAŽÍ SVĚTELNĚTECHNICKÝ PROJEKT		K.Ú. KARVINA MĚSTO PARC. Č. 1134/1
		STAVEBNÍ OBJEKT: SO 01 MĚŘÍTKO: 1:100
		ČÍSLO VÝKRESU: <b>D.1.4b.02</b>