


# PŮDORYS 3 NP - NOVÝ STAV

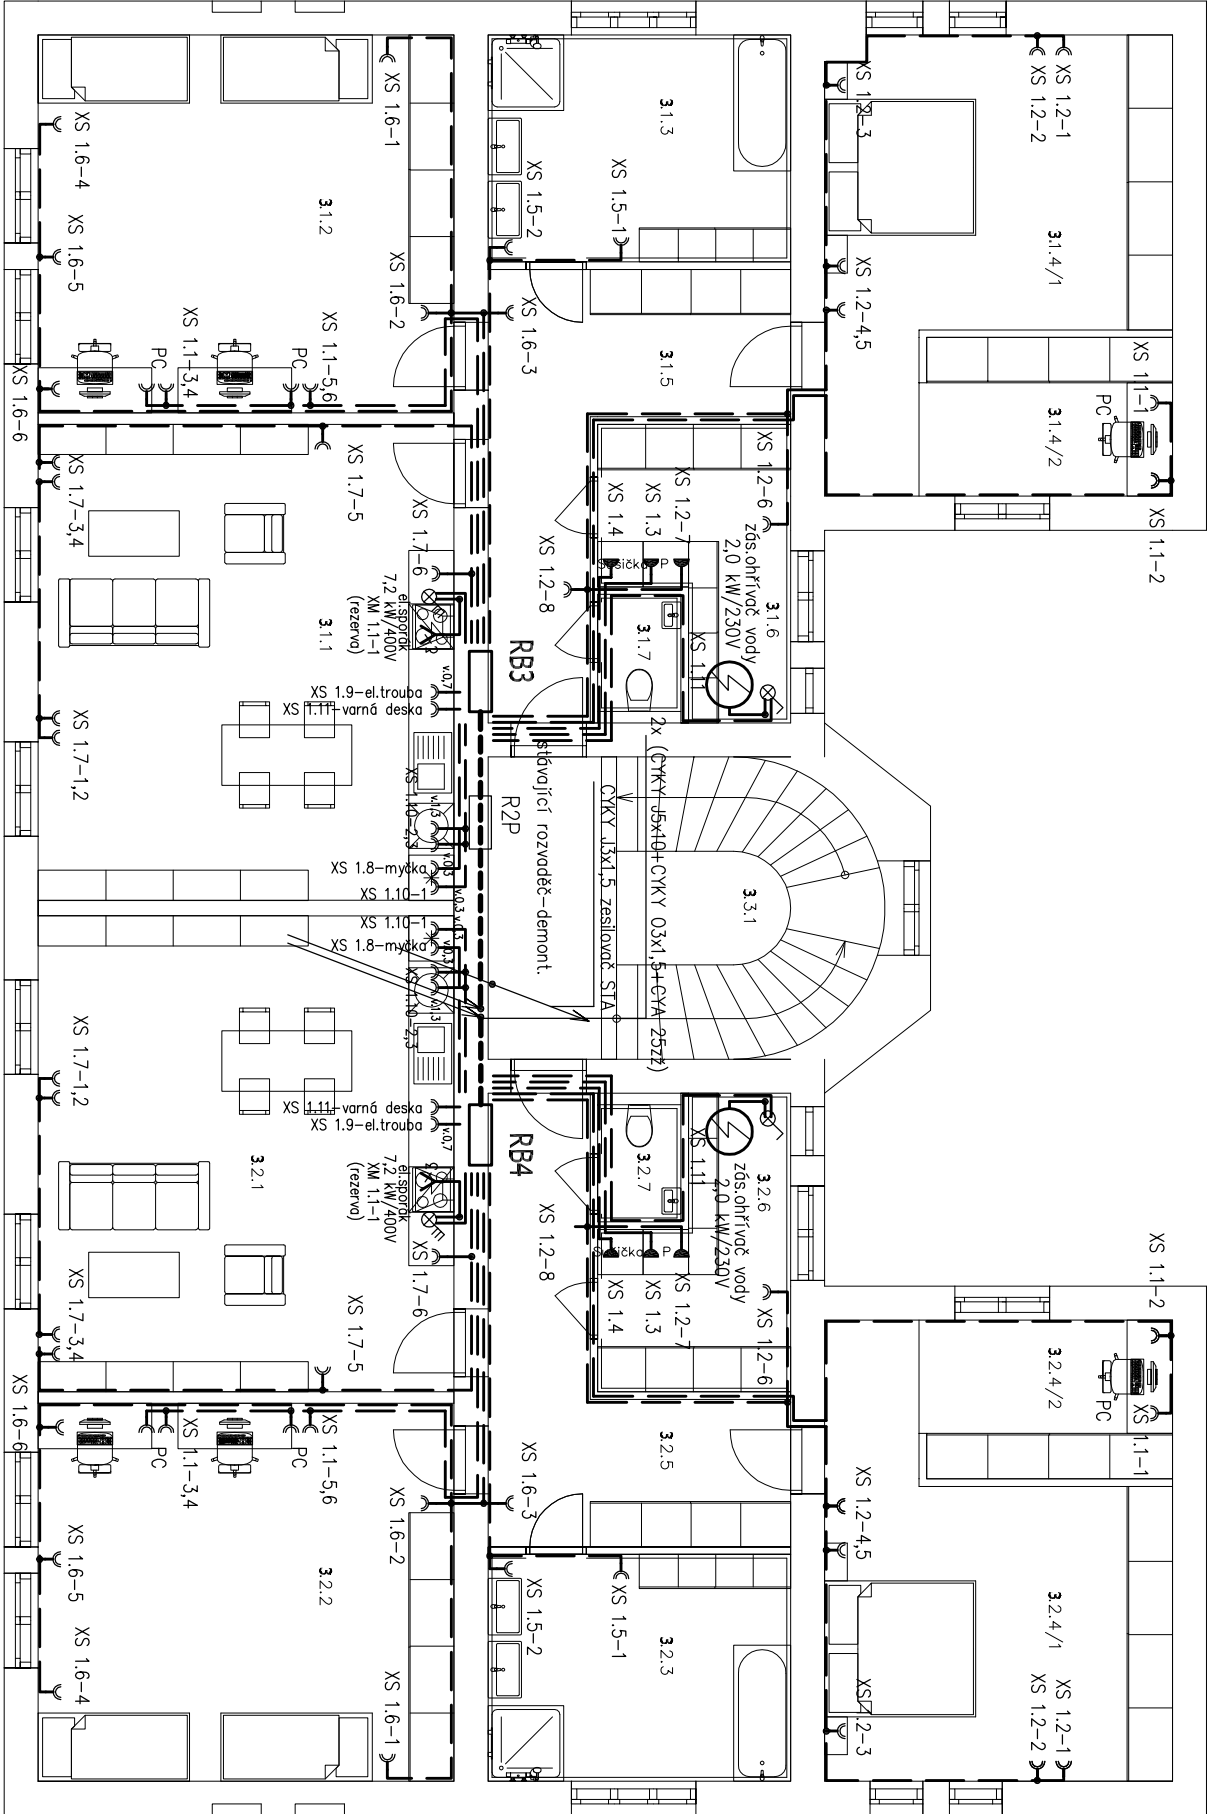

## Legenda vedení:


- 
- 
- 

instalace spotřebičů a zásuvek 230 V 50Hz CYKY J3x2,5 mm2  
uložení v omítce, ukončení dle pokynů instalační firmy  
instalace motorické instalace o zásuvek 400 V 50Hz CYKY J5x2,5 mm  
uložení v omítce, ukončení dle pokynů instalační firmy

## D.1.4 TECHNIKA PROSTŘEDÍ STAVBY -ZAŘÍZENÍ SILNOPROUDÉ ELEKTROTECHNIKY VČ.OCHRANY PŘED BLESKEM

Proj. specialista:	Wladislav Tolasz	elektroprojekt 736 01 Havřířov Bludovice
Vypracoval:	Wladislav Tolasz	Vratká 7/694



ZODP. PROJEKTANT:	ING. ROBERT KOTÁSEK	 <div>Frýdecká 1901, 739 34 Šenov IČO: 06155707, tel. 77704479</div>
VYPRACOVAL:	TOLASZ WLADISLAV	
INVESTOR:	STATUTÁRNÍ MĚSTO KARVÍNÁ, FRYŠTÁTSKÁ 72/1 733 24 KARVÍNÁ FRYŠTÁT	
NÁZEV AKCE:	REKONSTRUKCE BUDOVY ČP.149 NA ULICI KAROLA ŠLIWKY	
OBSAH VÝKRESU:	STAVEBNÍ OBJEKT: SO 01 MĚŘÍTKO: 1:100	ČÍSLO VÝKRESU: <b>D.1.4b.05</b>
3.NADZ.PODLAŽÍ	TECHNOLOGICKÁ INSTALACE	