


SITUACE ÚSEKU Č.2

Měřítko: 1:250

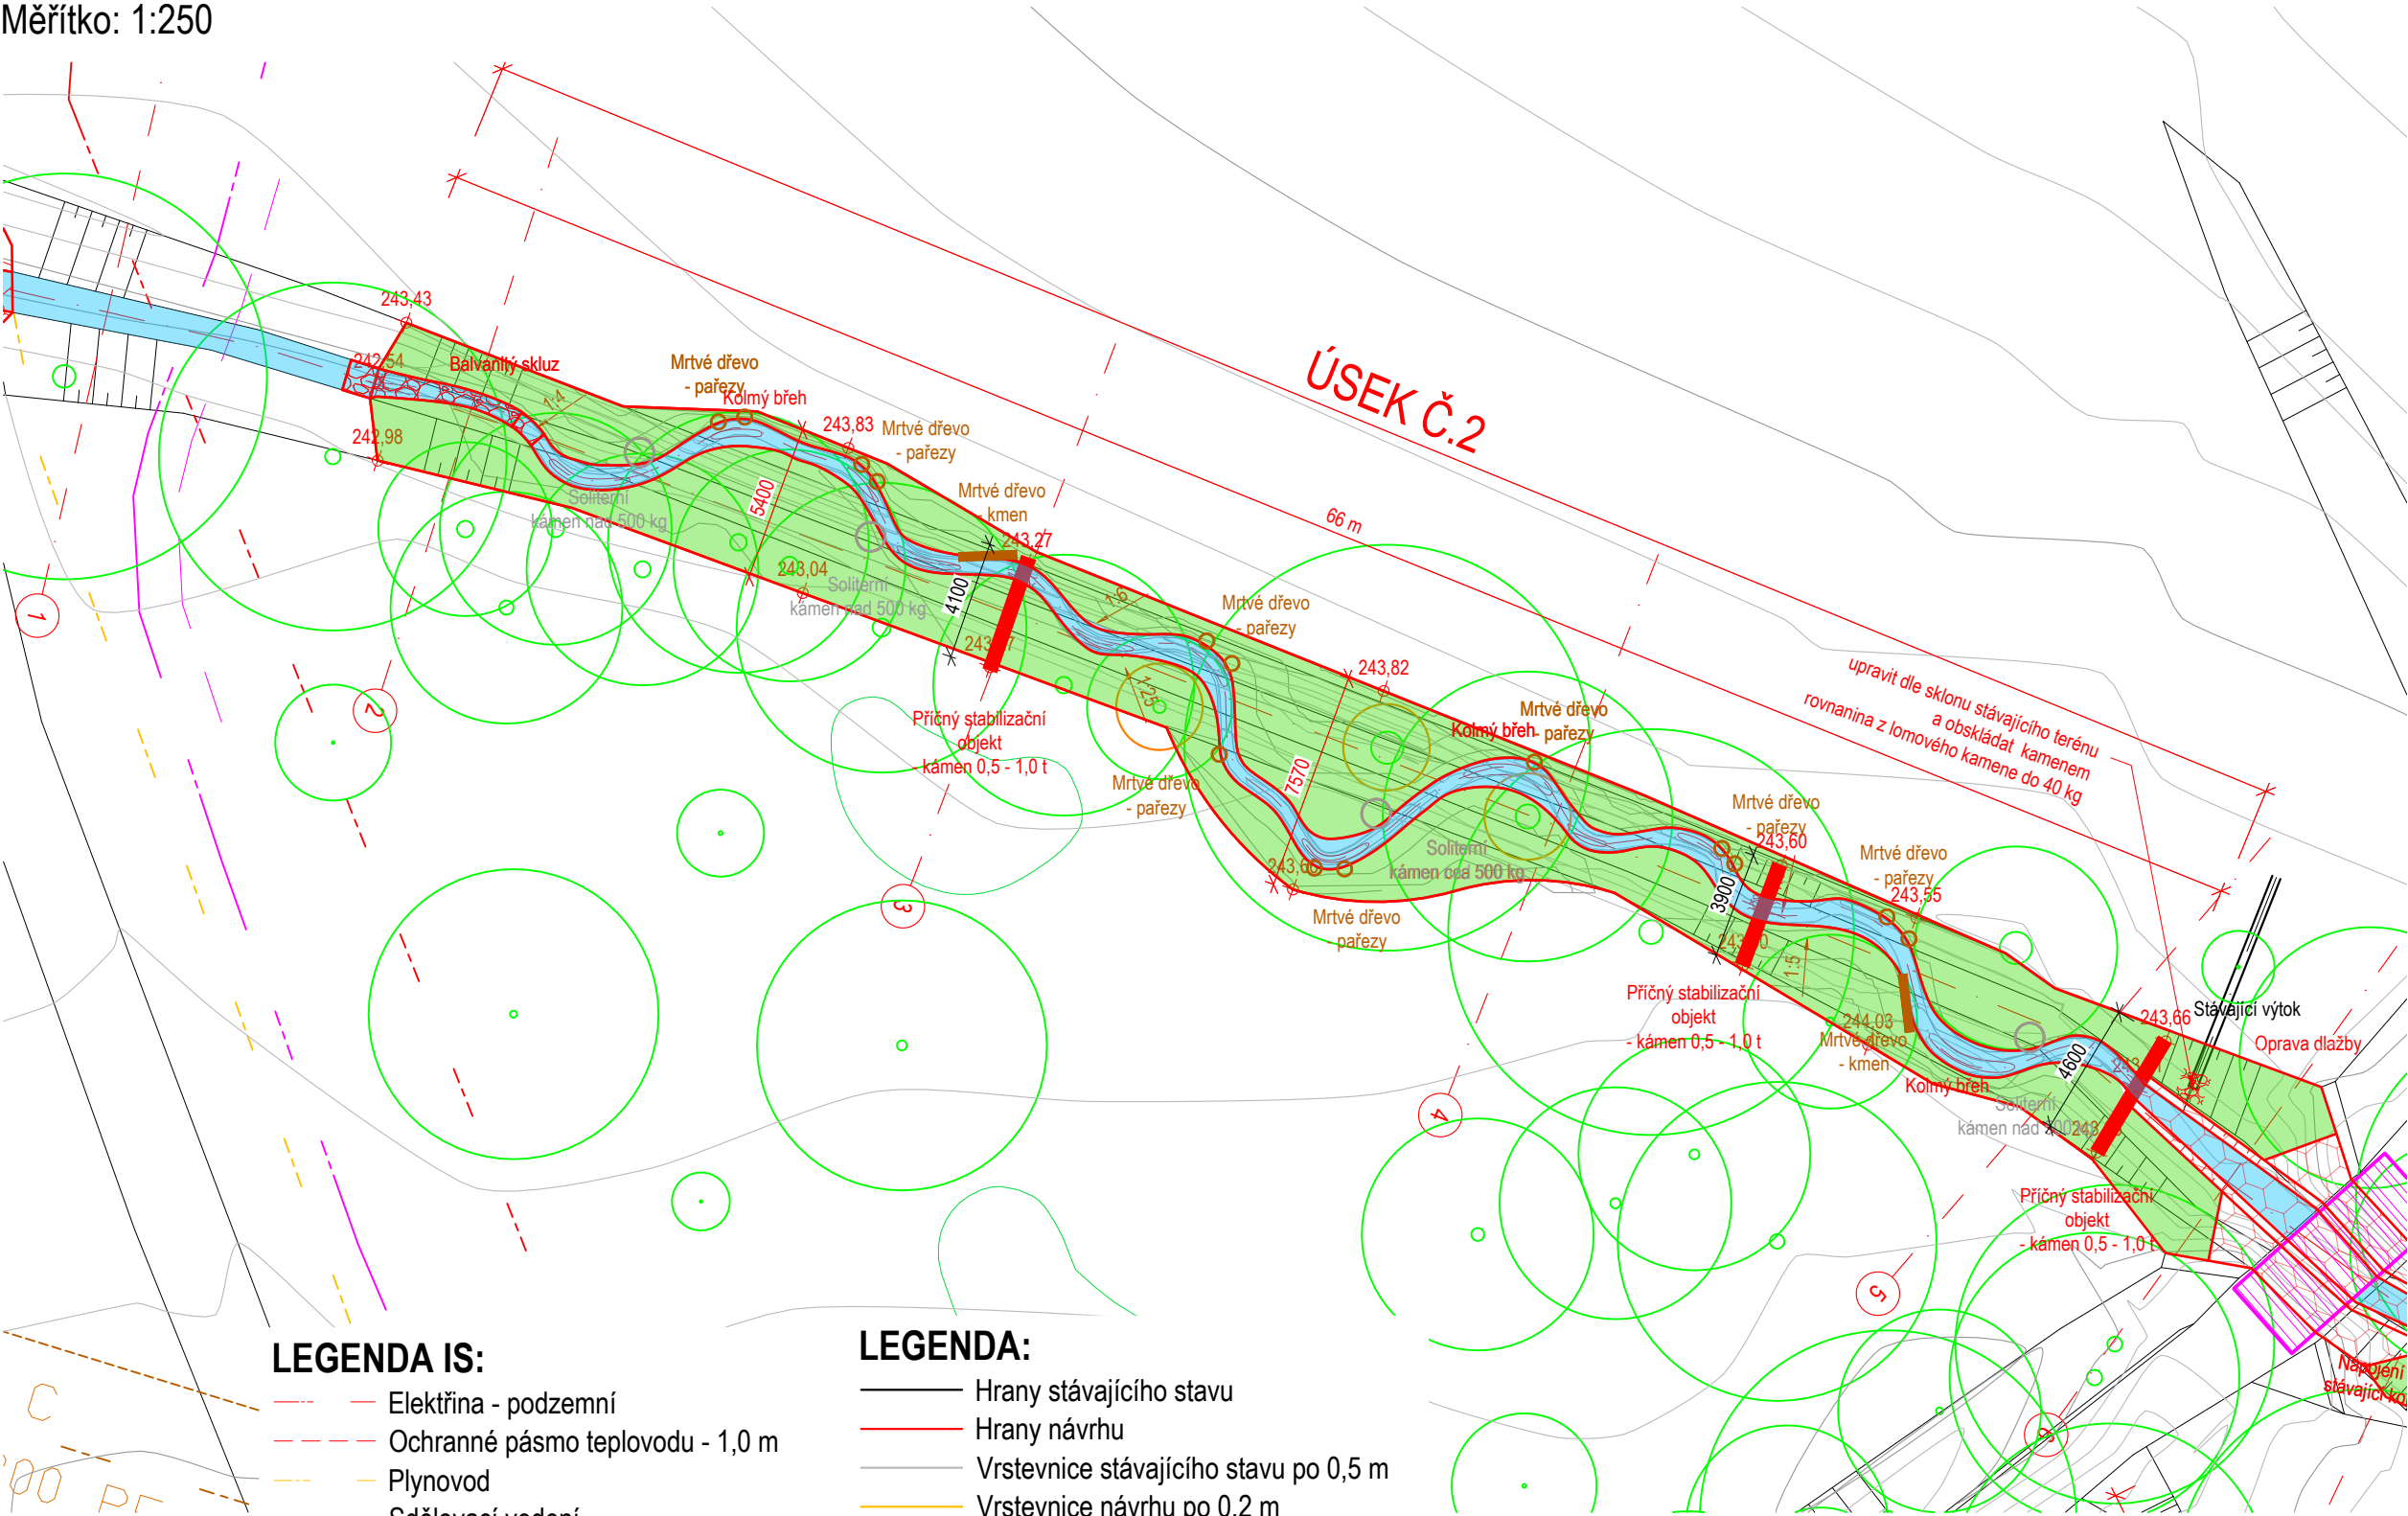

LEGENDA IS:


- Elektřina - podzemní
- Ochranné pásmo teplovodu - 1,0 m
- Plynovod
- Sdělovací vedení
- Ochranné pásmo sděl. ved - 1,5 m
- Vedení kanalizace

LEGENDA:

- Hrany stávajícího stavu
- Hrany návrhu
- Vrstevnice stávajícího stavu po 0,5 m
- Vrstevnice návrhu po 0,2 m
- Osa stávajícího vodního toku
- Stávající vegetace
- Opevnění z rovinaniny LK
- Navržená niva rev. toku
- Navržený tok
- Ochrana stromů bedněním

Úsek 2:

Délka revitalizovaného toku: 77 m
Plocha vodního toku: 66 m²
Plocha nivy toku: 283 m²

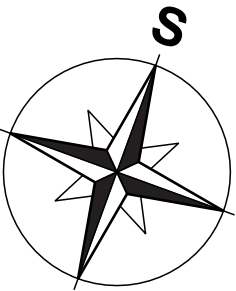

Souřadnicový systém: S-JTSK
Výškový systém: B. p. v.



ENVICONS s. r. o.
Sídlo a provozovna společnosti
Hradecká 569
533 52 Pardubice – Polabiny
Tel / FAX: +420 466 531 787
info@envicons.cz • www.envicons.cz

Datum / Date
04/2025

Zakázka č. / Job No.
30/2023

Stupeň / Stage
DPS

Kraj / Region
Moravskoslezský kraj

Stavební úřad / Building Authority
Magistrát města Karviné

Katastrální území / Catastral Area
Karviná-město, Ráj

Objednatel / Client
Město Karviná

Alce / Project
**Revitalizace toku a oblasti
Lesopark Dubina**

Stavební objekt / Building construction
**SO 01 - Revitalizace
vodoteče - Úsek č.2**

Název / Title
Situace úseku č.2

Zodpovědný projektant / Responsible designer

Ing. Jiří Šubrt

Kontroloval / Checked by

Ing. Jiří Šubrt

Návrh vypracoval / Elaborated by

Ing. Jiří Šubrt

Měřítko / Scale

1:250

Výkres č. / DWG No.

01.02.01

Ing. Jiří Šubrt