


SITUACE ÚSEKU Č.1

Měřítko: 1:250

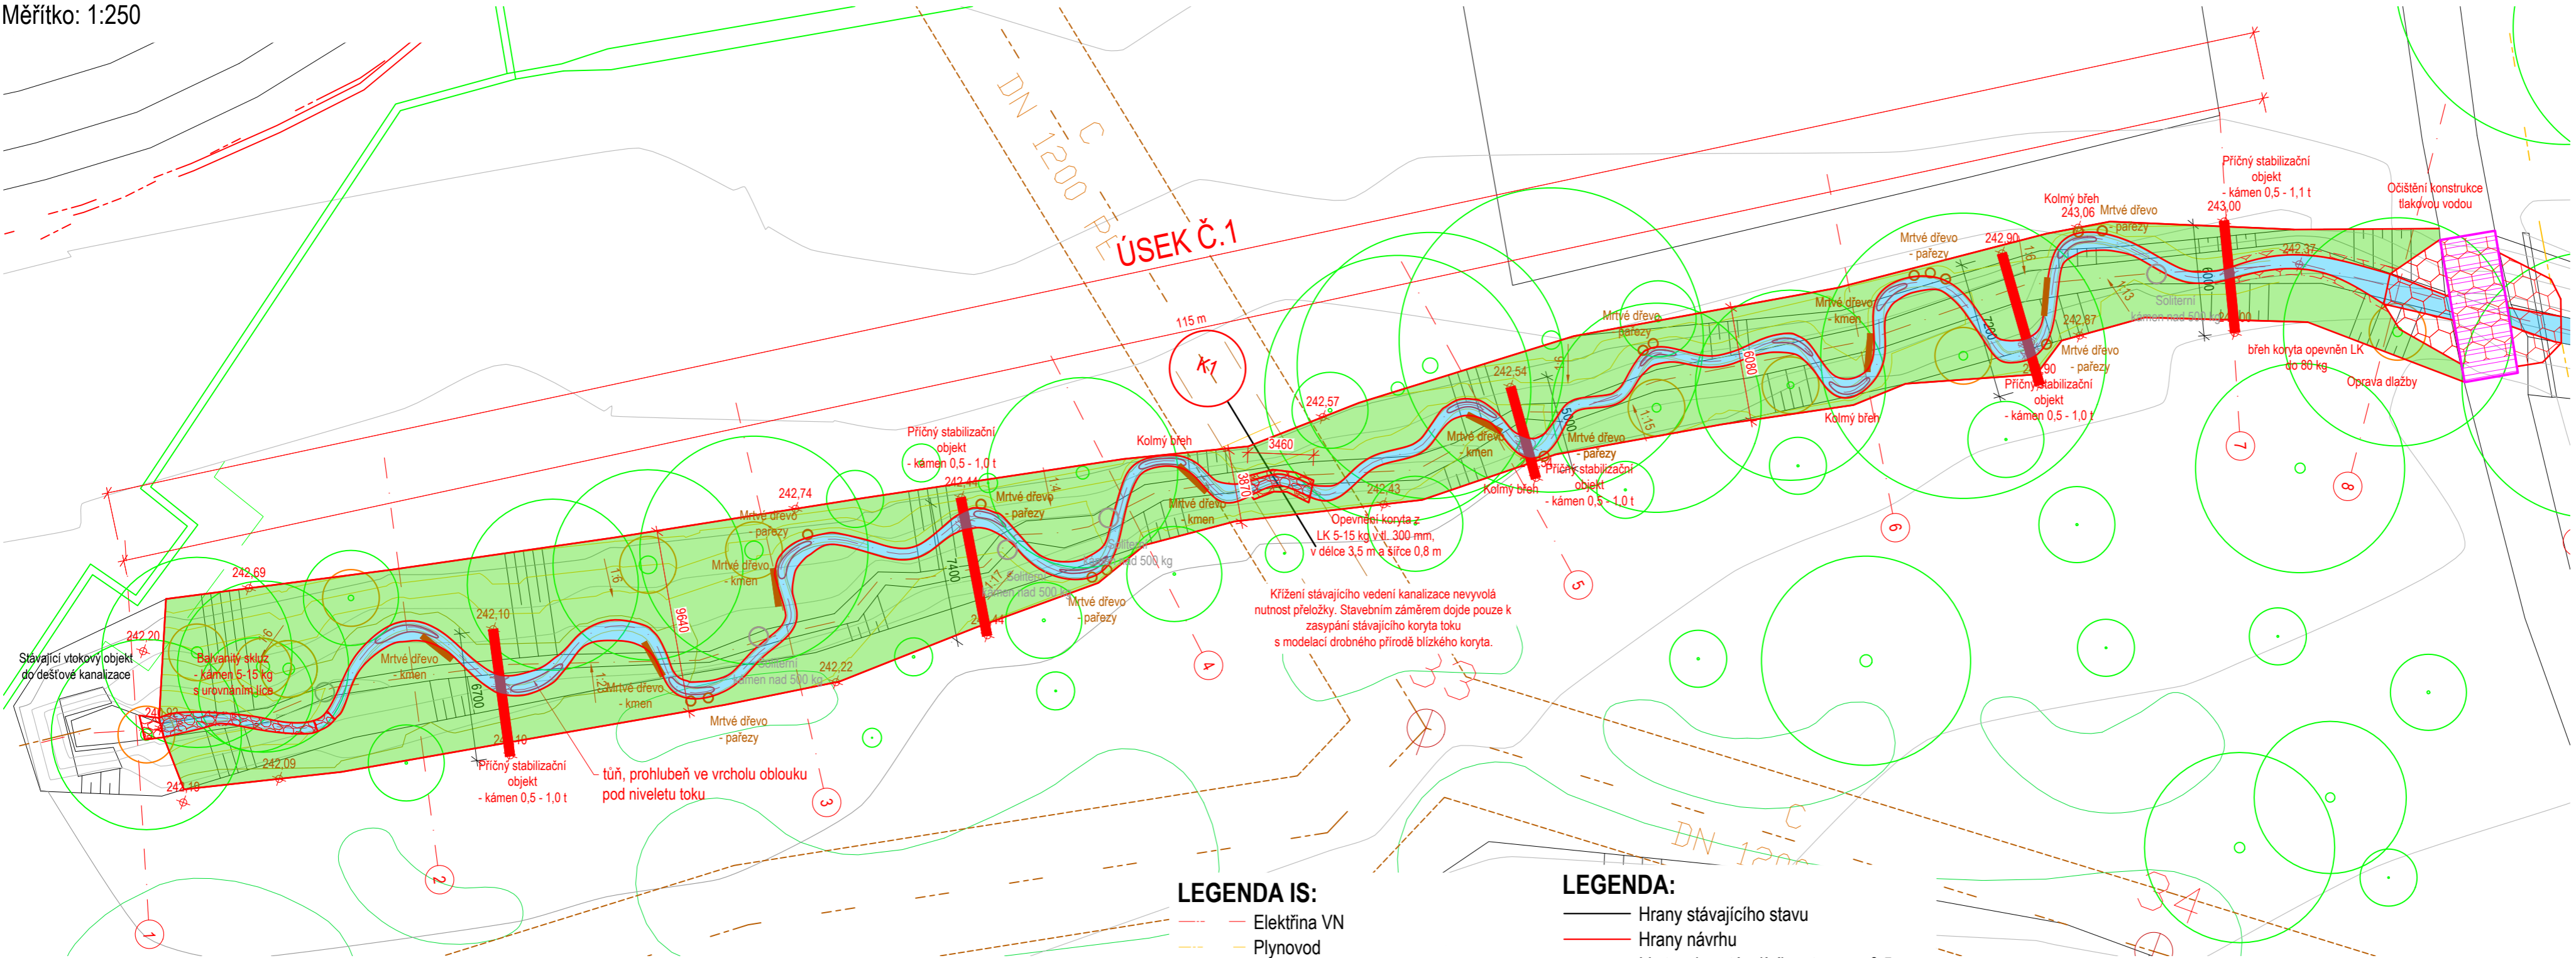

Úsek 1:

Délka revitalizovaného toku: 147 m
Plocha vodního toku: 115 m²
Plocha nivy toku: 740 m²

LEGENDA IS:

- Elektřina VN
- Plynovod
- Teplovod
- Ochranné pásmo teplovodu - 2,5 m
- Vedení kanalizace
- Ochranné pásmo kanalizace - 1,5 m

LEGENDA:

- Hrany stávajícího stavu
- Hrany návrhu
- Vrstevnice stávajícího stavu po 0,5 m
- Vrstevnice návrhu po 0,2 m
- Osa stávajícího vodního toku
- Stávající vegetace
- Opevnění z rovnaniny LK
- Navržená niva rev. toku
- Navržený tok
- Ochrana stromů bedněním

Souřadnicový systém: S-JTSK
Výškový systém: B. p. v.



ENVICONS s. r. o.

Sídlo a provozovna společnosti
Hradecká 569
533 52 Pardubice - Polabiny
Tel. / FAX: +420 466 531 787
info@envicons.cz • www.envicons.cz

Datum / Date

04/2025

Zakázka č. / Job No.

30/2023

Stupeň / Stage

DPS

Kraj / Region

Moravskoslezský kraj

Stavební úřad / Building Authority

Magistrát města Karviné

Katastrální území / Catastral Area

Karviná-město, Ráj

Objednatel / Client

Město Karviná

Álce / Project

Revitalizace toku a oblasti
Lesopark Dubina

Stavební objekt / Building construction

SO 01 - Revitalizace
vodoteče - Úsek č.1

Název / Title

Situace úseku č.1

Zodpovědný projektant / Responsible designer

Ing. Jiří Šubrt

Kontroloval / Checked by

Ing. Jiří Šubrt

Návrh vypracoval / Elaborated by

Ing. Jiří Šubrt

Měřítko / Scale

1:250

Výkres č. / DWG No.

01.01.01

Souprava / Copy