


PŘÍVOD VODY PRO VODNÍ HŘIŠTĚ


PŮDORYS

MĚŘÍTKO: 1:100

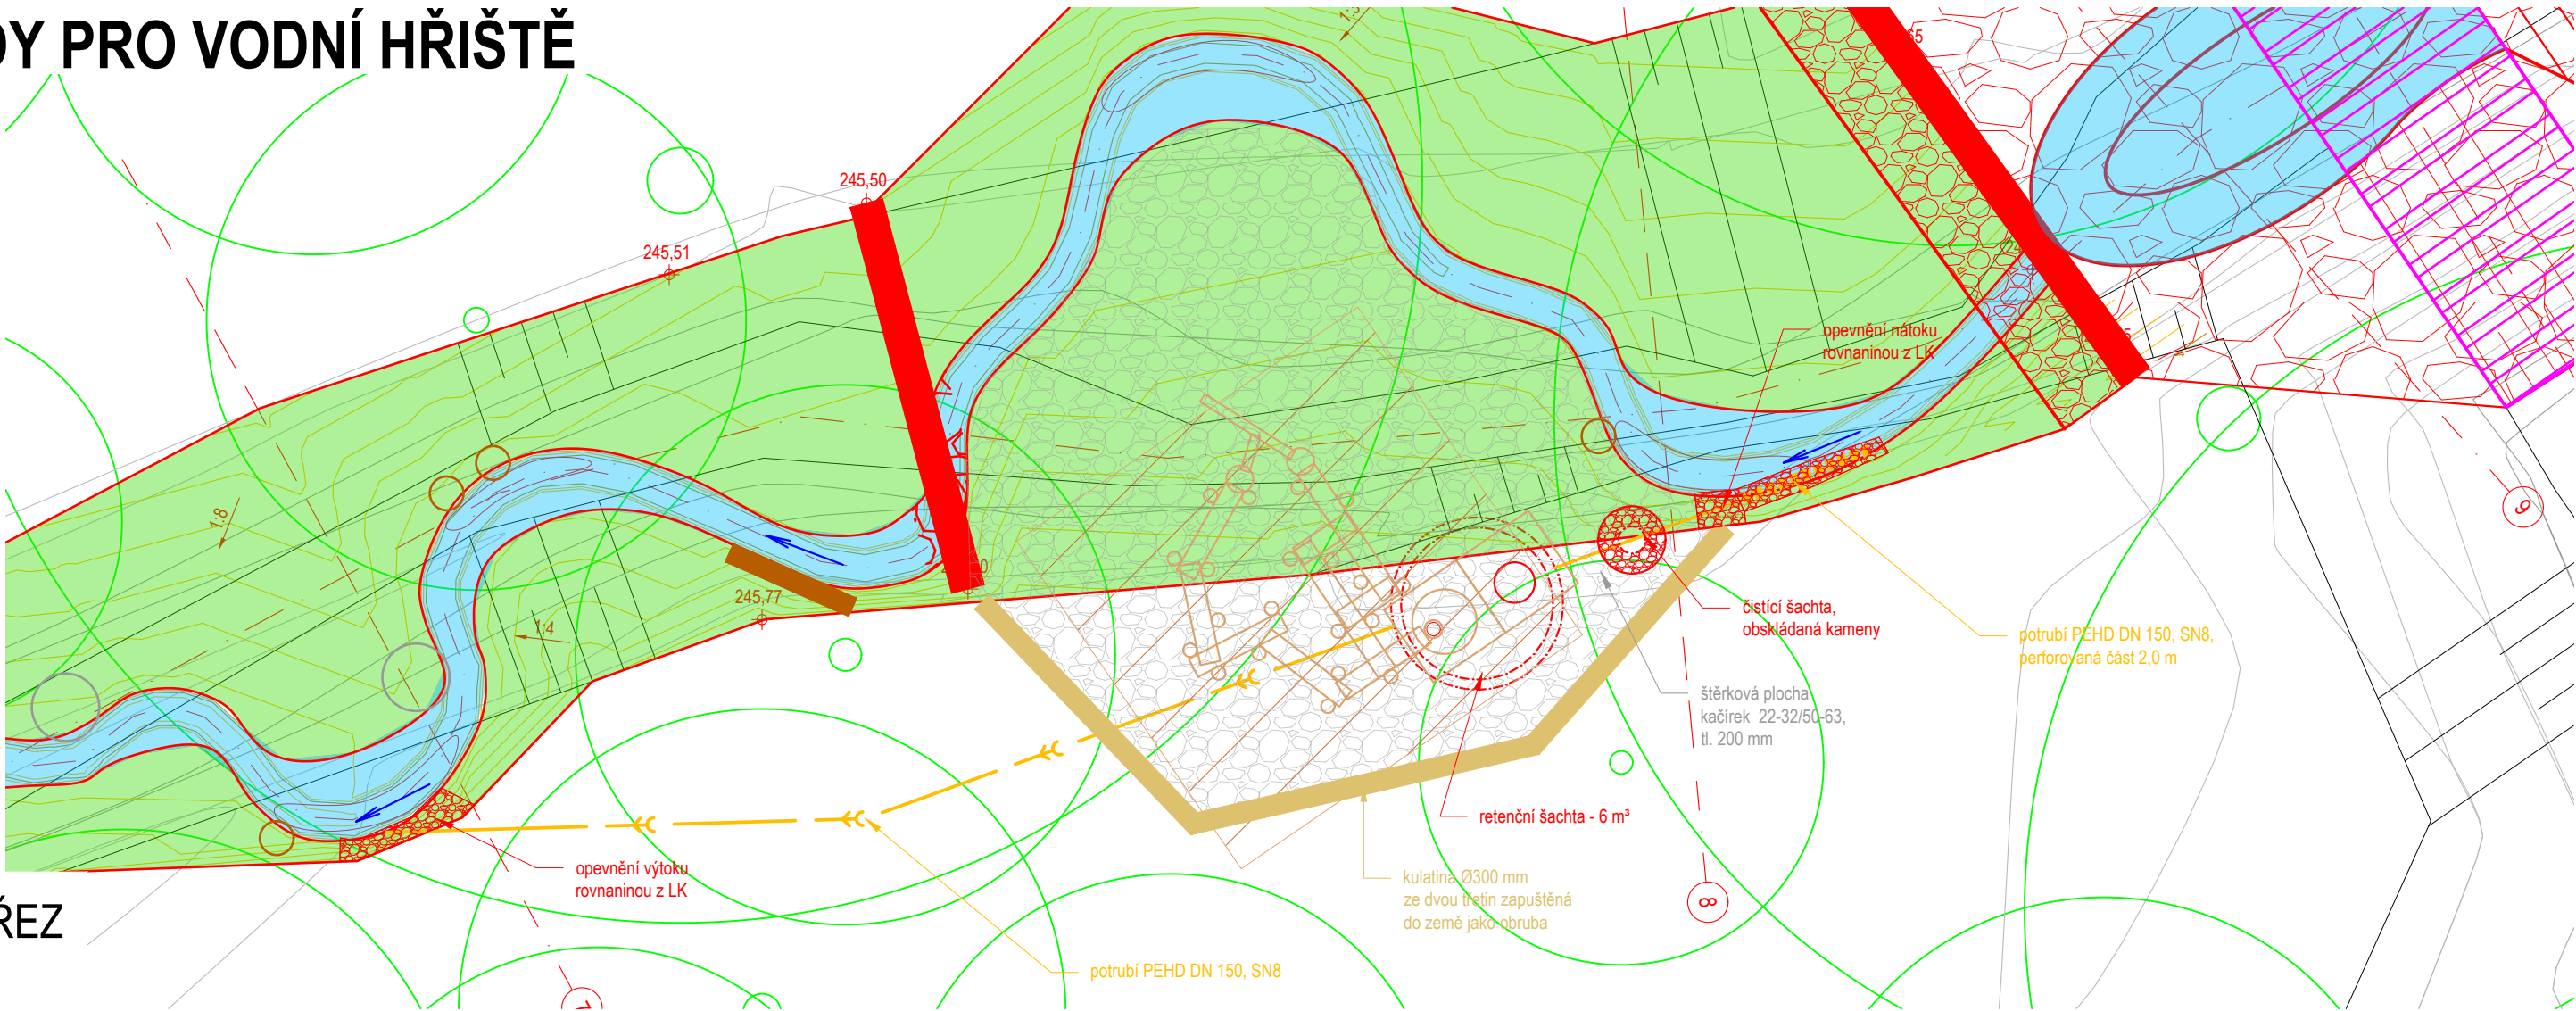

VZOROVÝ ŘEZ

MĚŘÍTKO: 1:50

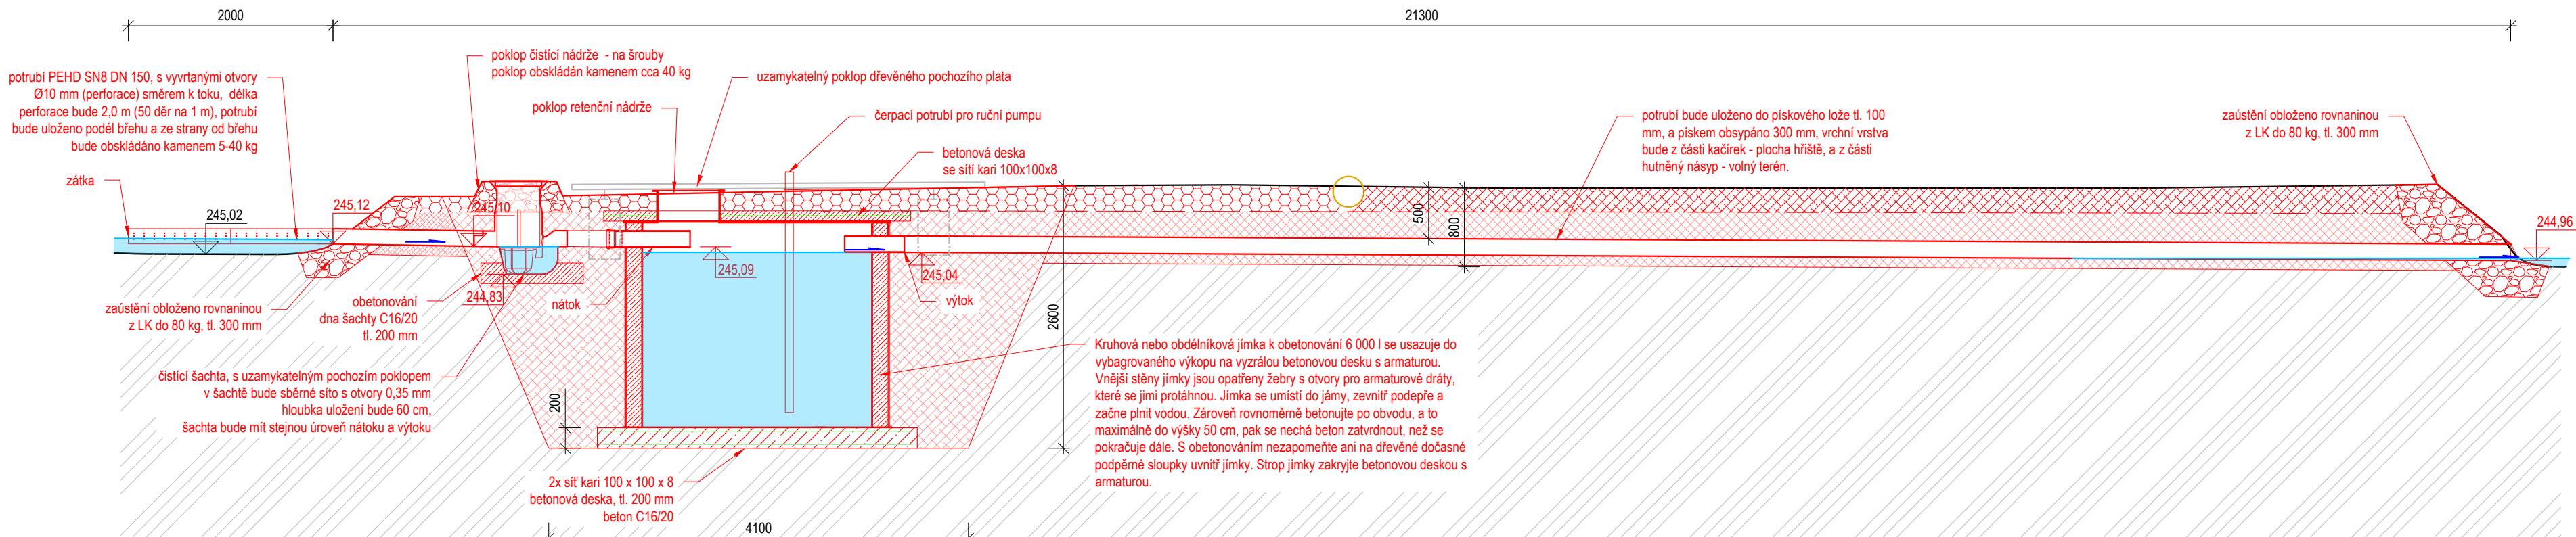

POZN!
NÁVRH JE ORIENTAČNÍ, MUSÍ SE V RÁMCÍ DÍLENSKÉ DOKUMENTACE UZPŮSOBIT SKUTEČNÉMU VÝŠKOVÉMU PROVEDENÍ REVITALIZACE. DRUH NÁDRŽE JE VOLITELNÁ, NÁDRŽ VŠAK MUSÍ BÝT OBETONOVÁNA A MUSÍ BÝT SPLNĚNA KAPACITA NÁDRŽE 6000 l. TRASA ODPADNÍHO POTRUBÍ BUDE SMĚROVÁNA MIMO KOŘENY STROMŮ.

Souřadnicový systém: S-JTSK
Výškový systém: B. p. v.



ENVICONS s. r. o.
Sídlo a provozovna společnosti
Hradecká 569
533 52 Pardubice - Polabiny
Tel. / FAX: +420 466 531 787
info@envicons.cz • www.envicons.cz

Datum / Date 04/2025	
Zakázka č. / Job No. 30/2023	
Stupeň / Stage DPS	
Kraj / Region Moravskoslezský kraj	
Stavební úřad / Building Authority Magistrát města Karviné	
Katastrální území / Catastral Area Karviná-město, Ráj	
Objednatel / Client Město Karviná	
Akce / Project Revitalizace toku a oblasti Lesopark Dubina	
Stavební objekt / Building construction SO 06 - Mobiláře	
Název / Title Přívod vody pro vodní hřiště	
Zodpovědný projektant / Responsible designer Ing. Jiří Šubrt	
Kontroloval / Checked by Ing. Jiří Šubrt	
Návrh vypracoval / Elaborated by Ing. Jiří Šubrt	
Měřítko / Scale 1:100, 50	Souprava / Copy
Výkres č. / DWG No. 06.03	