


ÚPRAVA LÁVKY D - přeložka vodovodu


VZOROVÝ PŘÍČNÝ ŘEZ

MĚŘÍTKO: 1:50

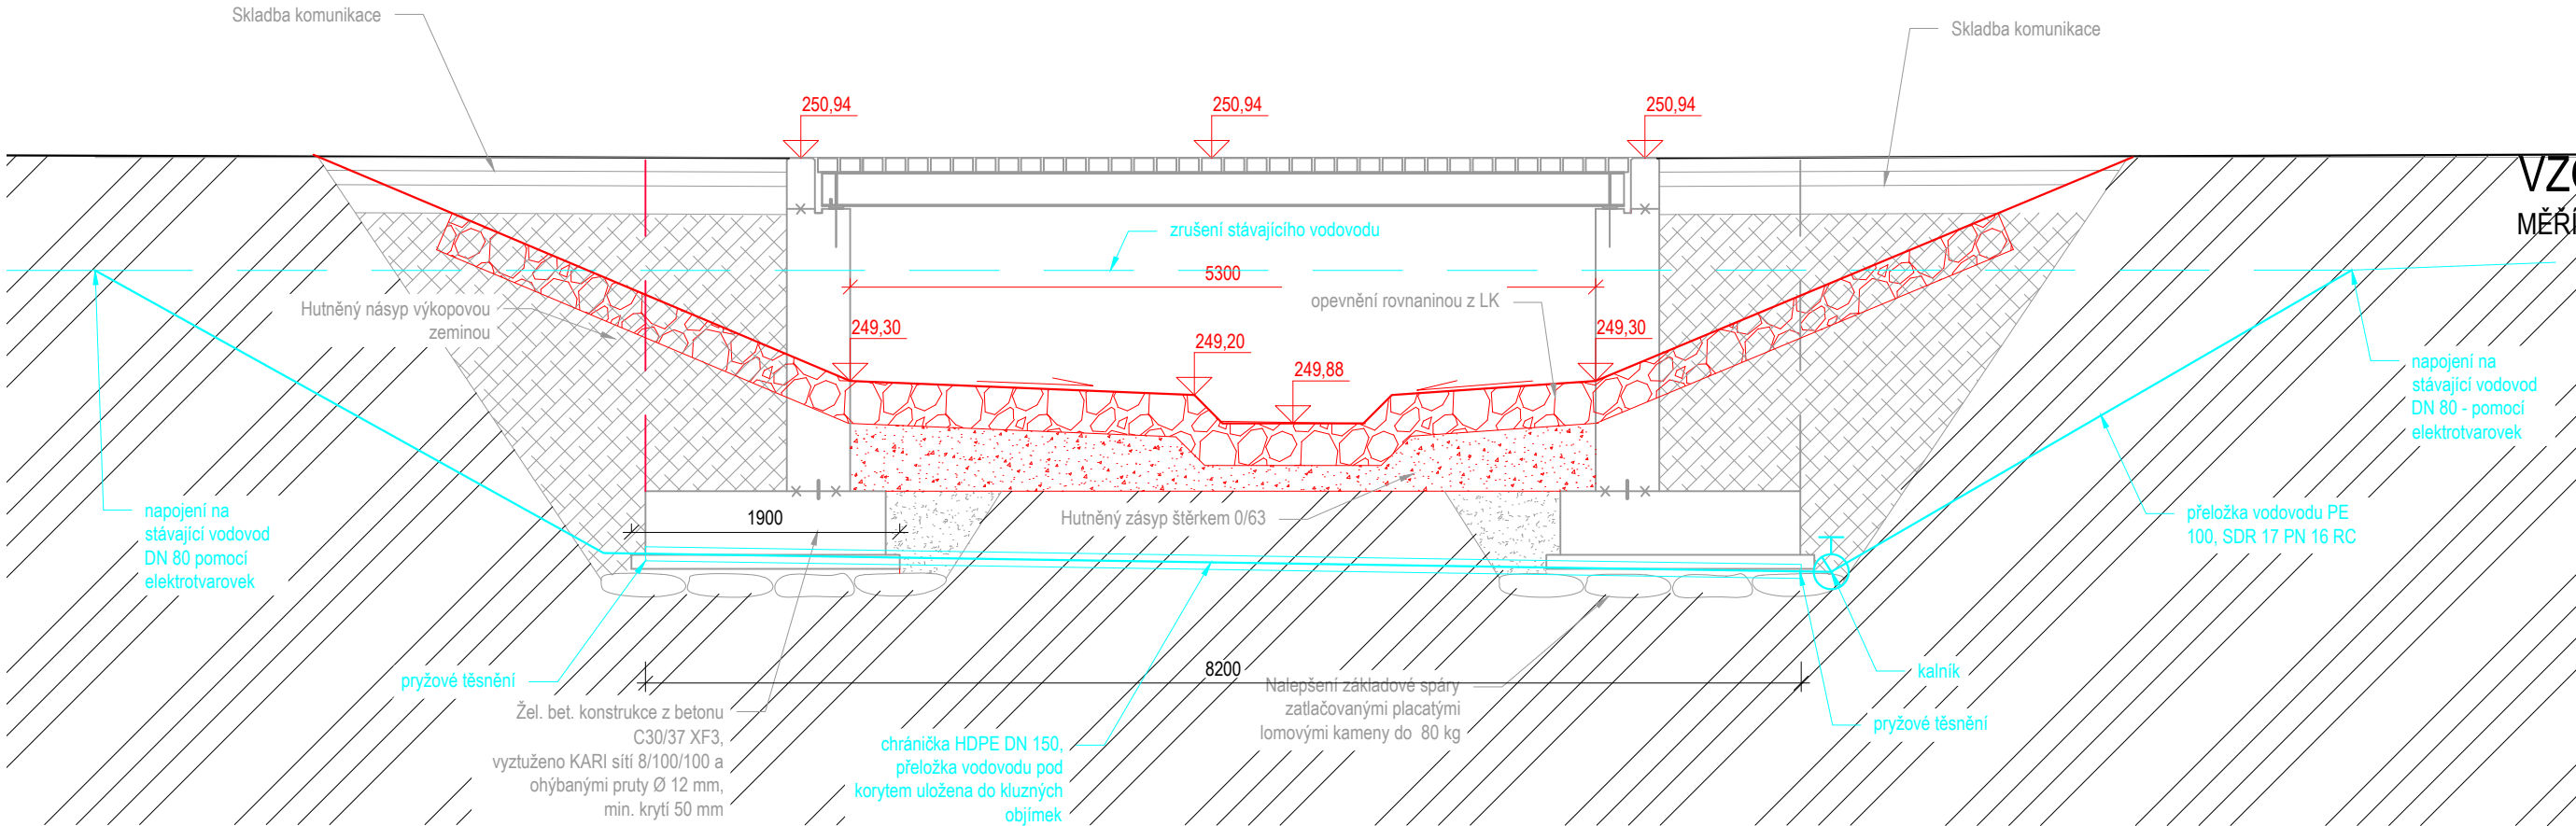


PŮDORYS

MĚŘÍTKO: 1:200

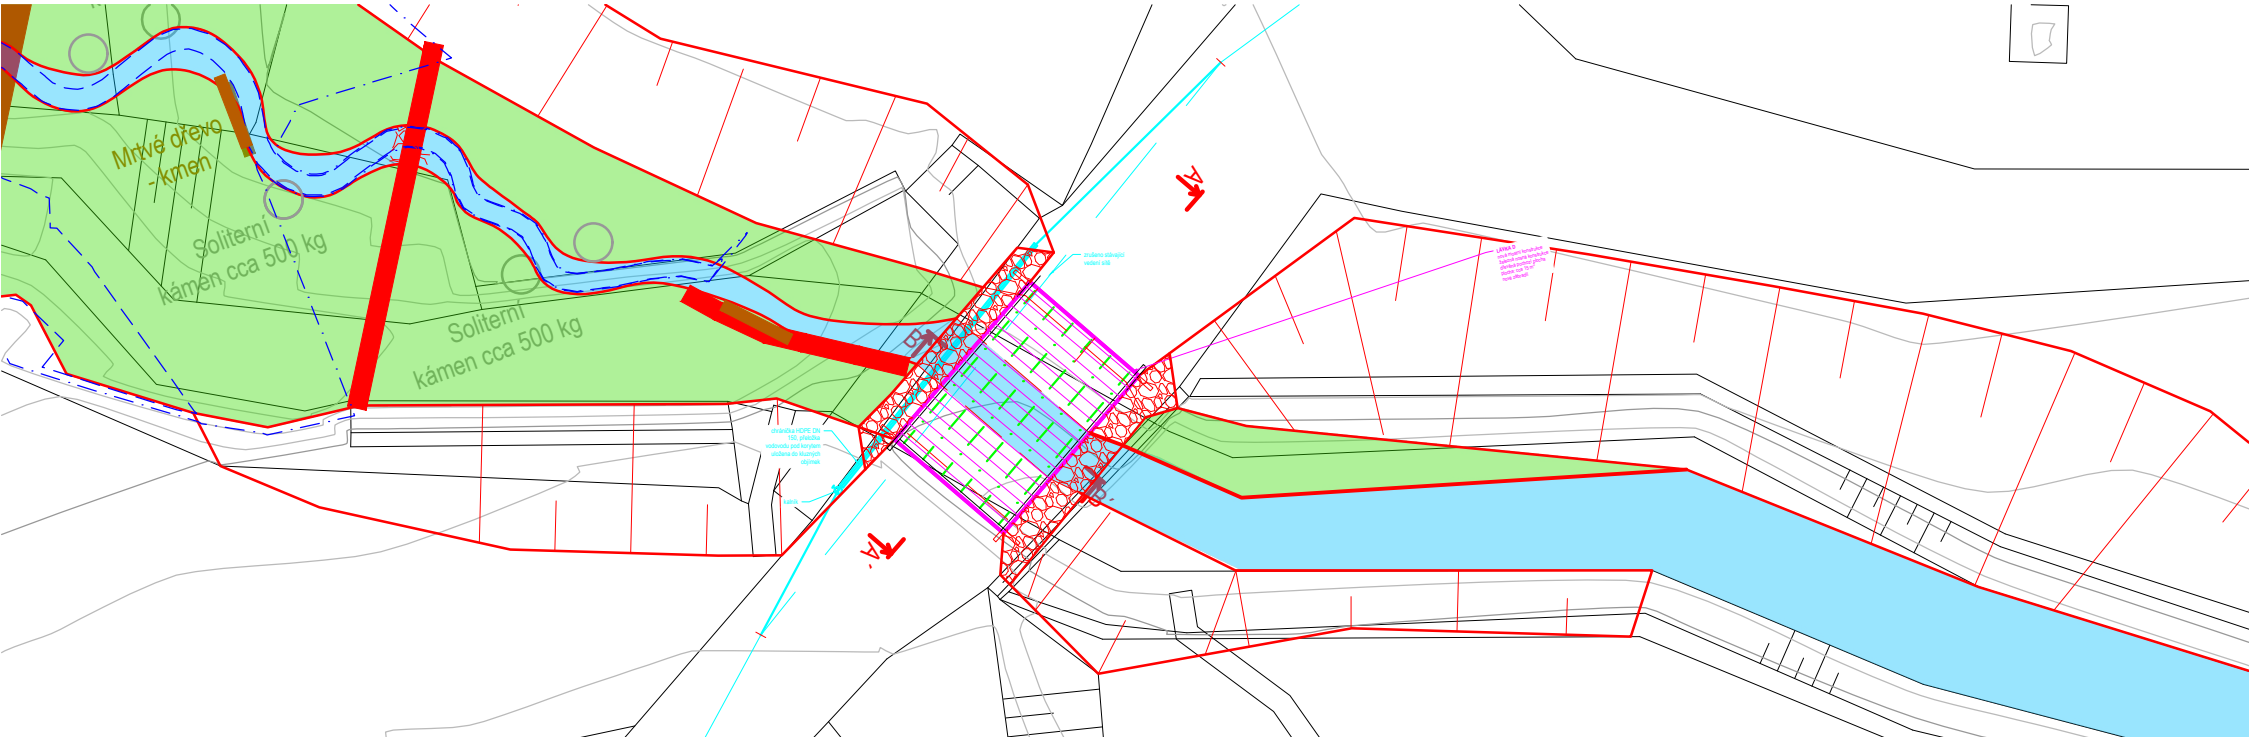

VZOROVÝ PODÉLNÝ ŘEZ B-B'

MĚŘÍTKO: 1:50

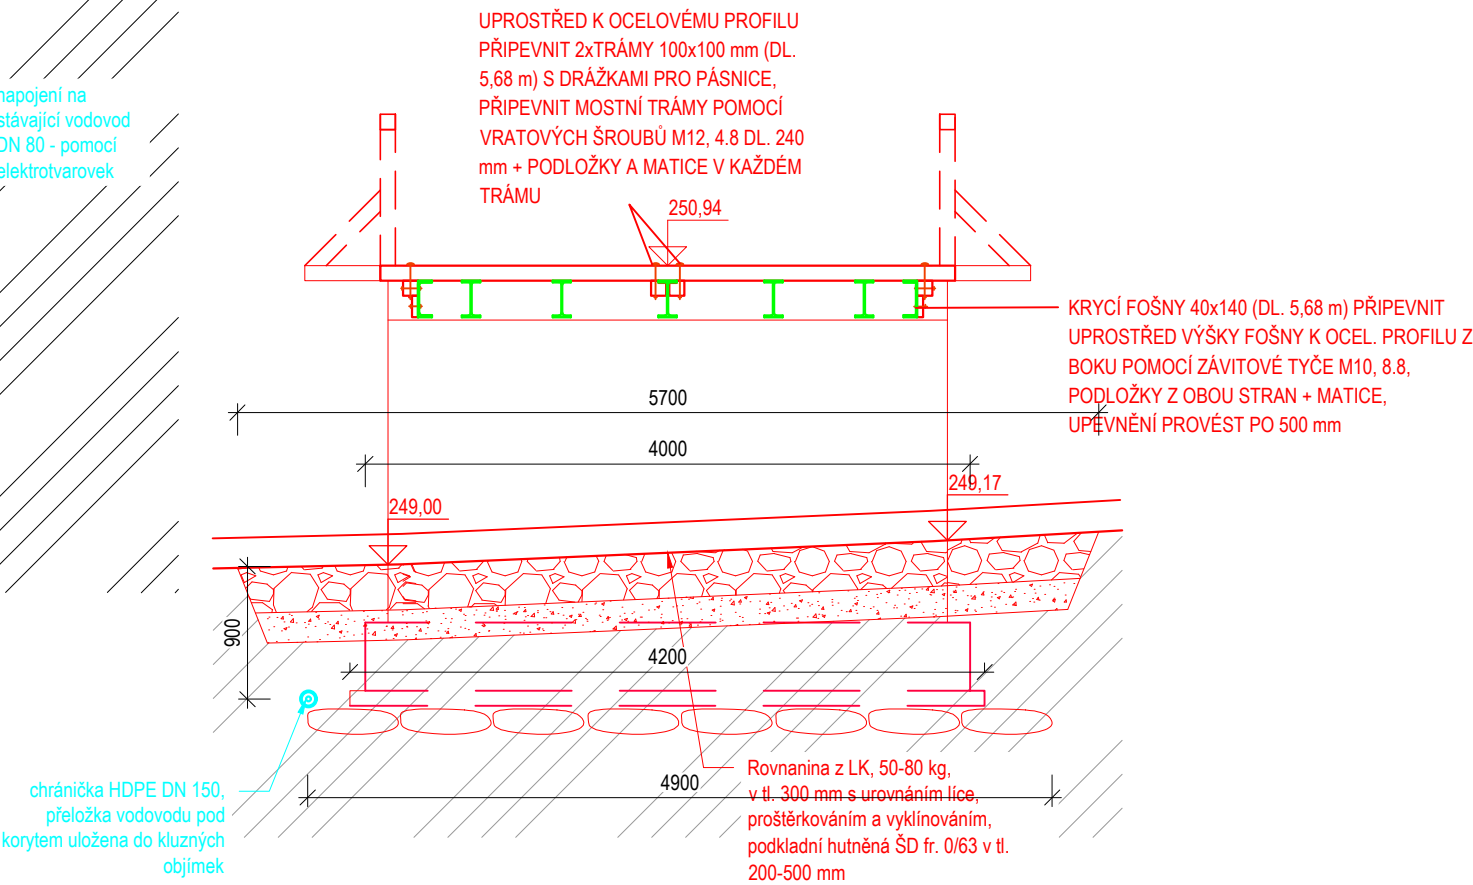

V rámci opravy lávky bude nutné přeložit stávající vodovod ve správě Lázní Darkov a.s. Tento vodovod vede v současné době o západního čela lávky. Z důvodu kompletní opravy lávky, dojde k odstranění celé konstrukce včetně vodovodu. Vodovod bude trasově přeložen pod konstrukci lávky. Vodovod bude uložen do chráničky PEHD, vodovod bude v chráničce uložen pomocí kluzných objemek, a na koncích bude utěsněn pryžovým těsněním. Vodovod bude realizován ve stávajícím materiálu, předpokládá se PE 100 RC ve stávající dimenzi. V nejnižším místě bude opatřen kalníkem. Následně se nad trasu vodovodu zřídí rovinanina z LK. Spoje budou provedeny pomocí elektrotvarovek. Po přeložení se provede zaměření a potřebné zkoušky těsnosti apod.



ENVICONS s. r. o.

Sídlo a provozovna společnosti  
Hradecká 569  
533 52 Pardubice - Polabiny  
Tel. / FAX: +420 466 531 787  
info@envicons.cz • www.envicons.cz

Datum / Date

04/2025

Zakázka č. / Job No.

30/2023

Stupeň / Stage

DPS

Kraj / Region

Moravskoslezský kraj

Stavební úřad / Building Authority

Magistrát města Karviné

Katastrální území / Catastral Area

Karviná-město, Ráj

Objednatel / Client

Město Karviná

Altos / Project

Revitalizace toku a oblasti  
Lesopark Dubina

Stavební objekt / Building construction

SO-05 Úprava lávek

Název / Title

přeložka vodovodu

Zodpovědný projektant / Responsible designer

Ing. Jiří Šubrt

Kontroloval / Checked by

Ing. Jiří Šubrt

Návrh vypracoval / Elaborated by

Ing. Jiří Šubrt

Měřítko / Scale

1:50

Výkres č. / DWG No.

05.5c

Souprava / Copy