

NÁZEV AKCE:
ÚPRAVA SERVROVNY POLIKLINIKY
V KARVINĚ

MÍSTO STAVBY: KARVINÁ
KATASTRÁLNÍ ÚZEMÍ: KARVINÁ - MĚSTO
PARCELA Č.: 1793/78

OBJEDNATEL:
STATUTÁRNÍ MĚSTO KARVÍNÁ,
FRYŠTÁTSKÁ 72/1, 733 23 KARVÍNÁ

GENERÁLNÍ PROJEKTANT STAVBY:



ADRESA: ATRIS s.r.o., OBČANSKÁ 1116/18,
OSTRAVA - SLEZSKÁ OSTRAVA, 710 00

AUTOR PROJEKTU:

**ZODPOVĚDNÝ PROJEKTANT:
ING. LADISLAV ZAHRAĐNÍČEK**

KONTROLNOVAL:

BARBORA KYŠKOVÁ

ING. MARCEL HEJTMÁNEK
projektová a inženýrská činnost
Družební 768/2b, Olomouc

İÇİ: 13641468
TEL.: 603819774

ING. MARCEL HEJTMÁNEK
KONTROLOVAL:

AUTORIZAČNI RAZITKO:

PODPIS:


STAVEBNÍ OBJEKT :
SO 01
DOKUMENTACE STAVEBNÍHO OBJEKTU :
D.1.4. TPS - VZDUCHOTECHNIKA

STUPENĚ: DPS

JMÉNO VÝKRESU:
PŮDORYS 1.PP - VÝŘEZ

MĚŘÍTKO: 1:50	DATUM:05/2024
ČÍSLO VÝKRESU:	



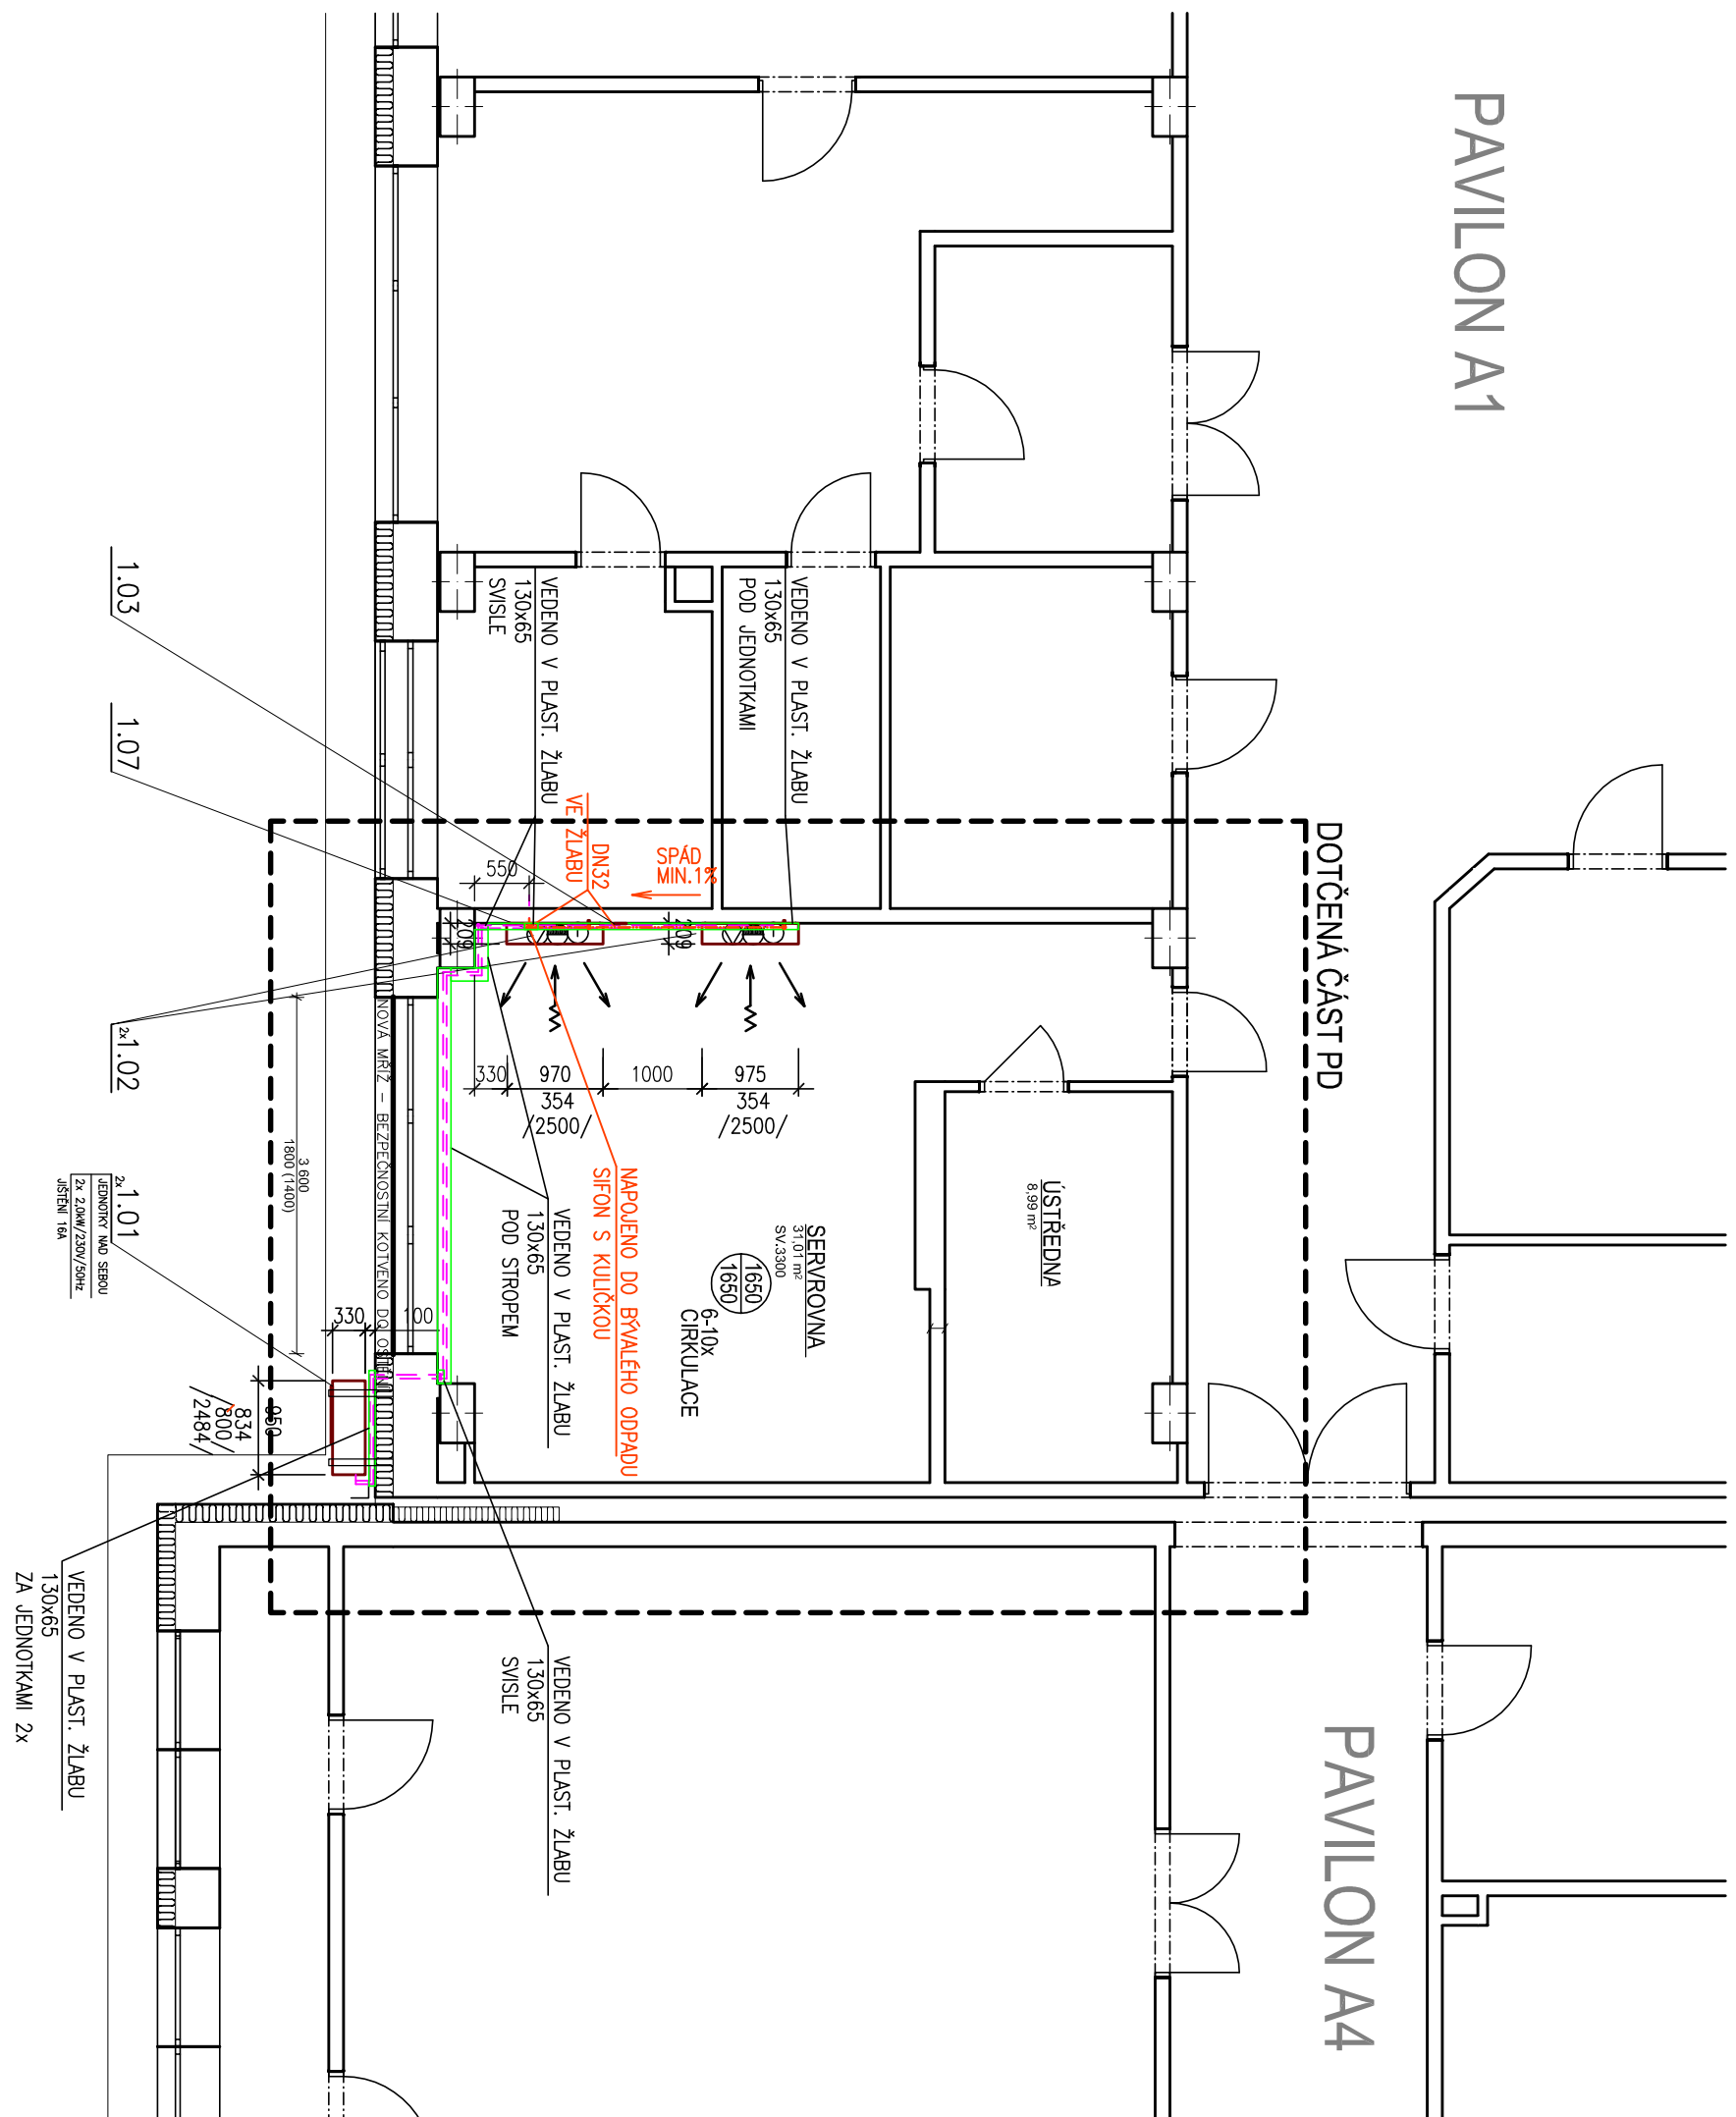





D.1.4.3-02



POZNÁMKA:

1. NEOZNAČENÉ DIMENZE POTRUBÍ S CHLADIVEM JSOU 6,4/12,7 MM
2. ODVODY KONDENZÁTU ZAJISTÍ PROVESE VZT

LEGENDA:

- 
 VZT JEDNOTKY A VENTILÁTORY
 TRASA VEDENÍ CHLADIVA (DOUTLÍKRA)

 PLOŠTÝŤ ZLBS S VEDENÍM CHLADIVA

POTRUBÍ PRO VEDENÍ KONDENZÁTU

 VENTILÁTOROVÝ DIL

 FILTRAČNÍ DIL

 PRÍKLAD VÝPARKNÍK

 CHLADICÍ DIL – PRÍKLAD VÝPARKNÍK
- PŘÍPOJ / ODVOD VZDUCHU DO MÍSTNOSTI V M3/HOD, VÝMĚNA VZDUCHU ZA HOD
- 
 6x

