


Půdorys střechy – kanalizace

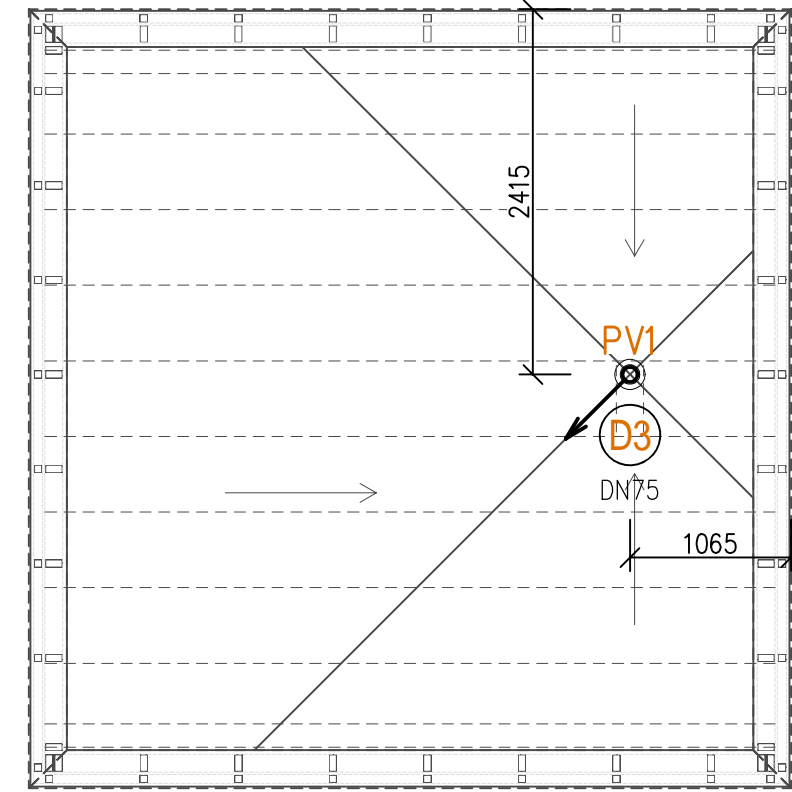


LEGENDA ČAR A ZAŘIZOVACÍCH PŘEDMĚTŮ


- Kanalizace svodná splašková, PP, hrdlový spoj
- Kanalizace svodná dešťová, PP, hrdlový spoj
- Kanalizace připojovací z PP, hrdlový spoj
- Kanalizace splašková PVC KG SN4, hrdlový spoj
- Potrubí teplé vody PPR PN20, polyfúzní svary, izolace PE tl.20 mm, ve stěnách tl.13 mm
- Potrubí studené vody PPR PN16, polyfúzní svary, izolace PE tl.6 mm
- Potrubí studené vody PE SDR11 De32x3,0
- Kanalizace dešťová PVC KG SN8, hrdlový spoj

- U Umyvadlo 600x490 (přesný výběr dle investora)
Umyvadlová, stojánková páková baterie, chrom
2xrohový ventil g1/2 x 3/8", zápachová uzávěrka, výška vývodu kanalizace 530 mm, výška vývodu sv a tv 580 mm
- D Dřez, součást dodávky kuchyňské linky,
Dřezová stojánková páková baterie, chrom
2xrohový ventil g 1/2x3/8", zápachová uzávěrka, výška vývodu kanalizace 550 mm, výška vývodu sv a tv 580 mm
- M Podomítková zápachová uzávěrka pro připojení pračky, myčky, sušičky
Rohový ventil g1/2" x 3/8"
- MP Rohový ventil g1/2" x 3/8" pro připojení myčky pivního skla
- PV1 Střešní vpust DN75
- KS Zápachová uzávěrka pro kondenzát z ZTV DN32 – napojení kondenzátního kusu
- ZTV Zásobník teplé vody o objemu 65 l
Příkon topného tělesa (W) 2 000
Třída energetické účinnosti C
Výška ohříváče (mm) 1112
Šířka (mm) 523
Hloubka ohříváče (mm) 318
Hmotnost ohříváče 46 kg
Hrdlo 3/4" vnější

Půdorys 1.NP – vodovod

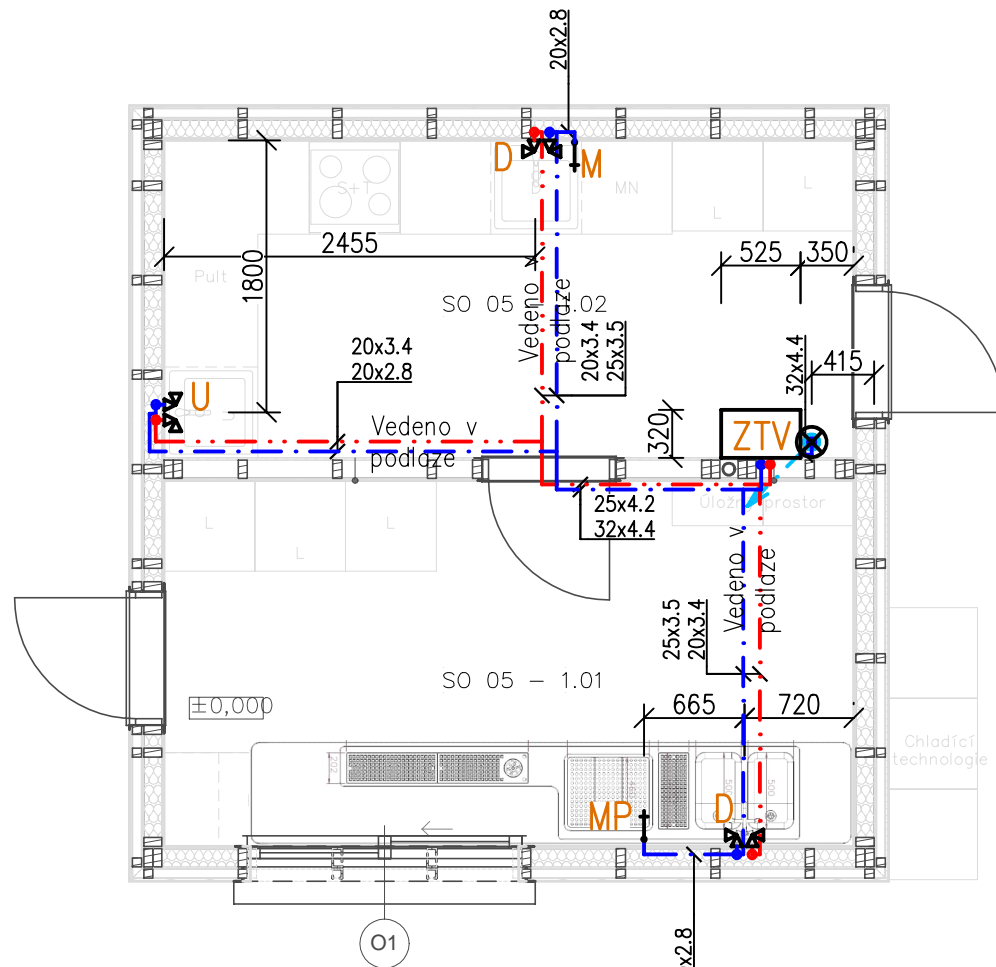

Izometrie vodovodu

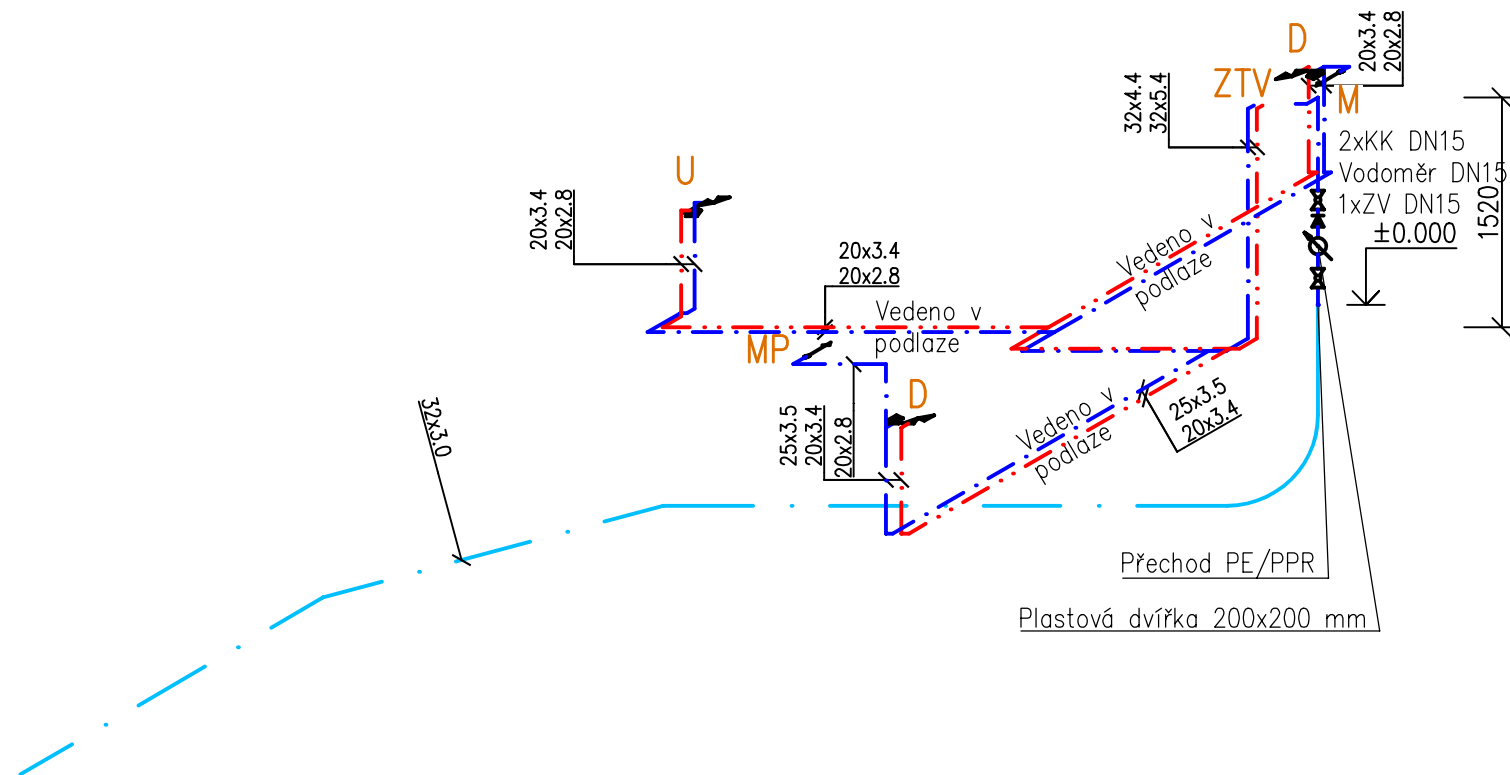

INVESTOR/CLIENT: Statutární město Karviná Fryštátská 72/1, 733 01 Karviná – Fryštát IČ: 00297534		GENERALNI PROJEKTANT/GENERAL DESIGNER: POLYCHROME – architektonická platforma s.r.o. Ing. arch. Roman Osika	
ZPRACOVATEL PROJEKTOVÉ ČÁSTI/AUTHOR OF DESIGN SECTION: Ing. Jan Řehoř Podevší 175/7, 725 28 Ostrava – Hošťálkovice IČ: 74138103			
ZODPOVĚDNÝ PROJEKTANT/AUTHORIZED DESIGNER: ING. JAN ŘEHOŘ ČKAIT – OBOR IP00 – Č. 1103832		HLAVNÍ INŽENÝR PROJEKTU/CHIEF PROJECT ENGINEER: ING. JAN ŘEHOŘ TEL: (+420 604 139 207)	
		KRESLIL/DESIGNER: ING. JAN ŘEHOŘ	
MÍSTO AKCE/REGION: k.u. Karviná-město, p.č. 3981/46, 4004/4,3981/39, 3981/44, 3981/45, 3981/47, 3981/8, 3981/43, 3981/42, 3981/9, 3981/13, 3981/43, 3981/40, 3981/41			
AKCE/PROJECT: Koncepční dořešení lokality Loděnice v parku B. Němcové		DATUM/DATE: 25.11.2025	
		FORMÁT VÝKRESU/FORMAT: A2	
		MĚŘÍTKO/SCALE: 1:50	
OBSAH/CONTENT : D.2.2.2 TPS – zdravotní technika		STUPEŇ PD/LEVEL: DPS	
ST.OBJEKT/BUILD.OBJECT : S005 ZTI			
NÁZEV VÝKRESU/DRAWING: S005 – ZTI		ČÁST DOKUM./PART: D.2.2.2	
		Č. VÝKR./NUMBER: 02	