




Půdorys základů

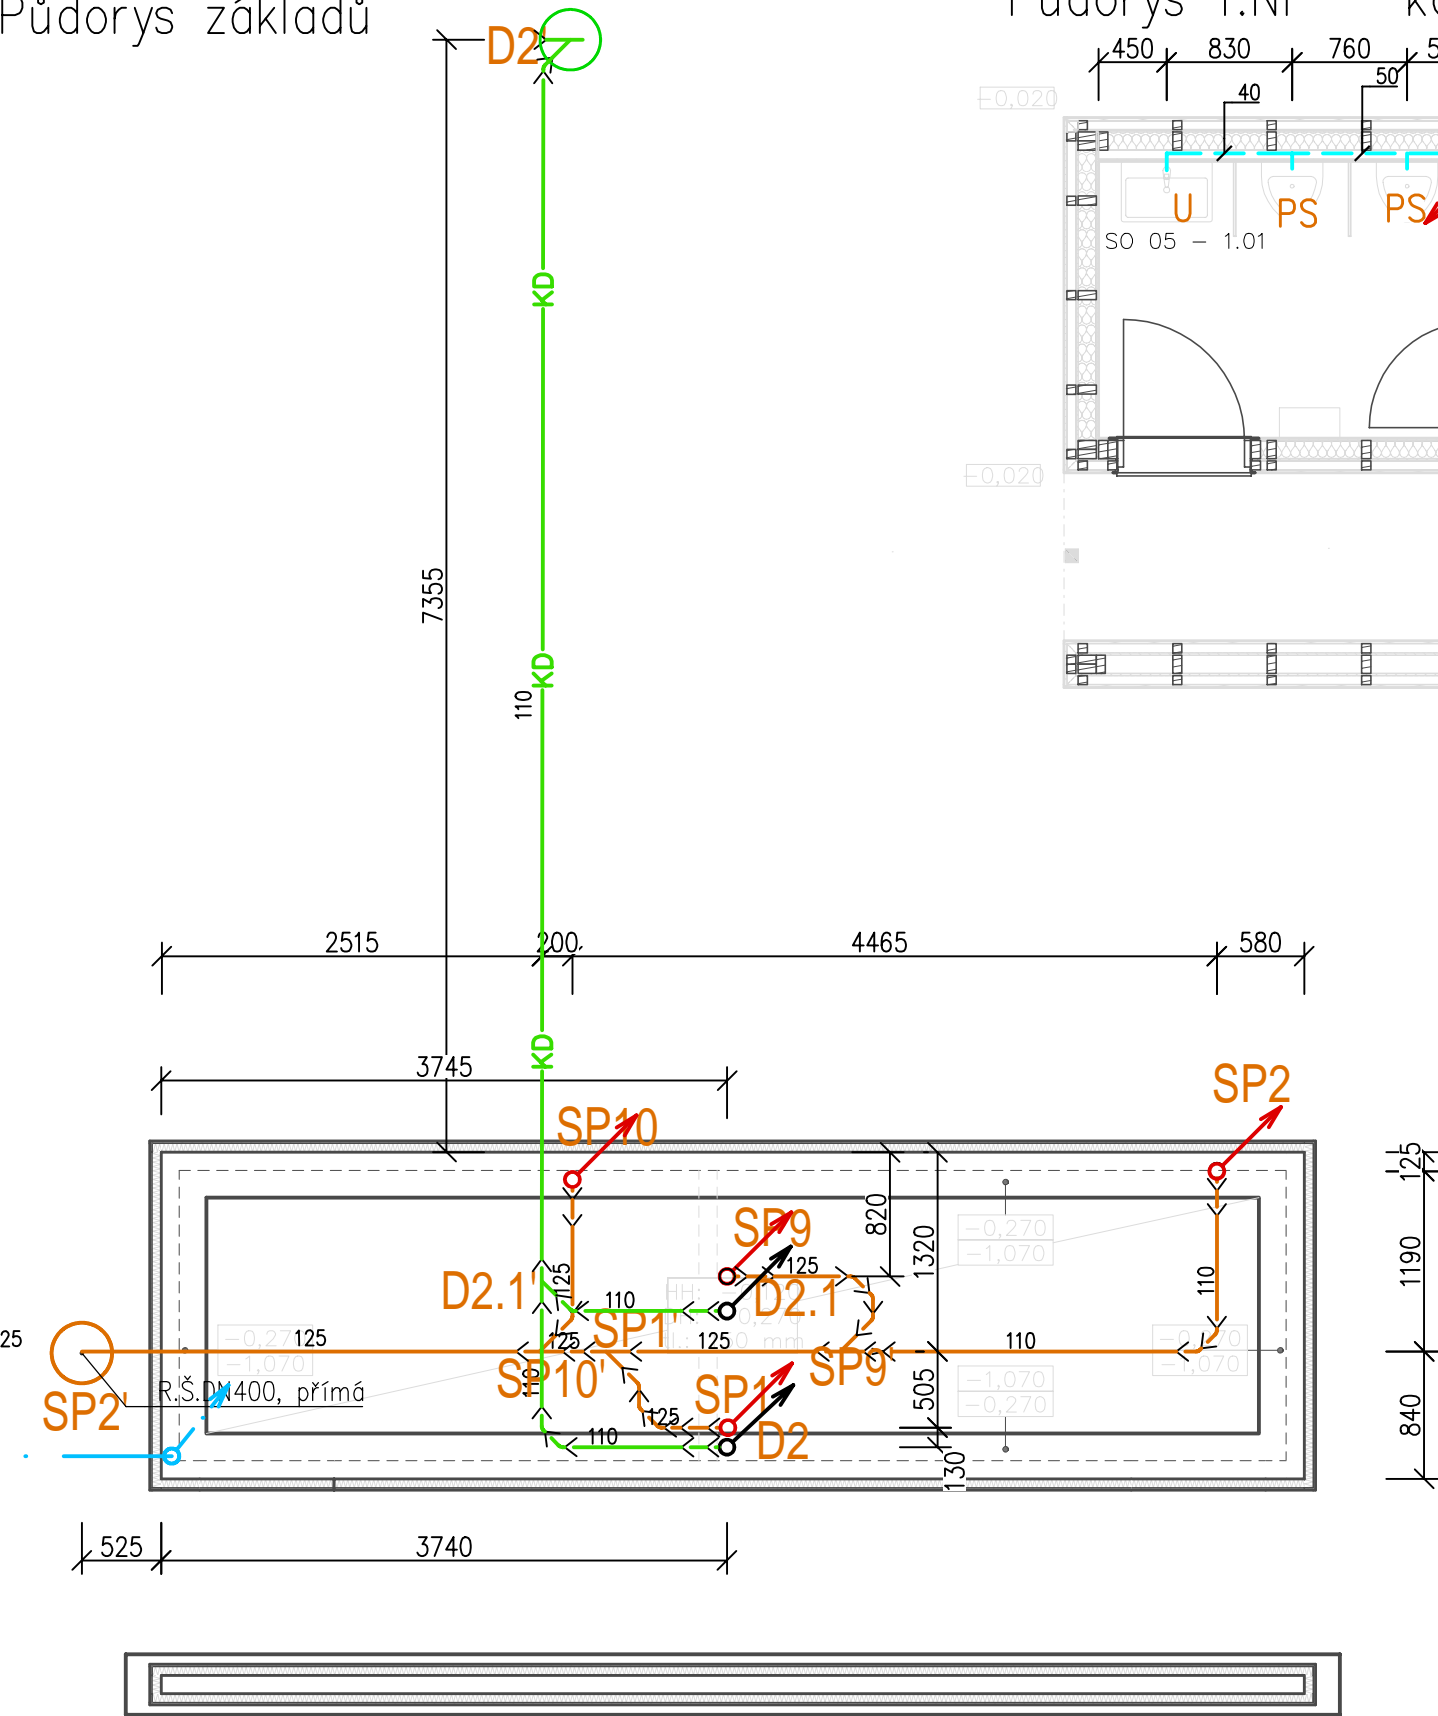

Půdorys 1.NP – kanalizace

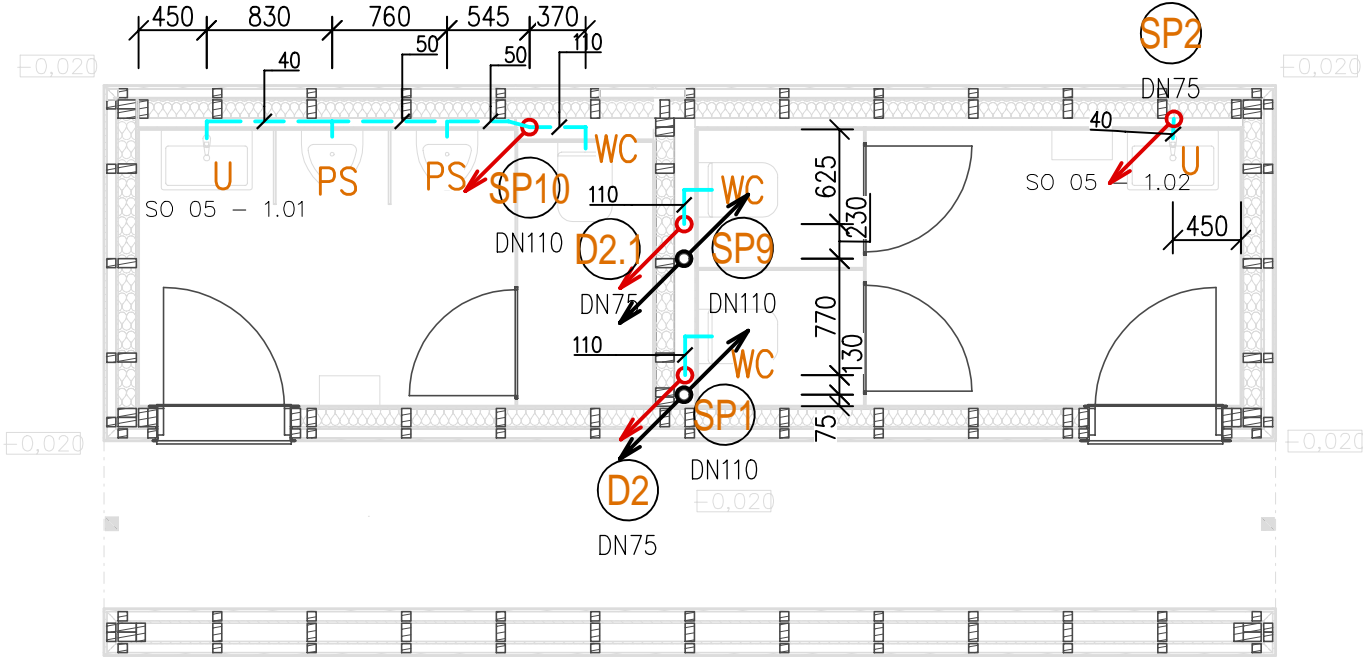


Půdorys střechy – kanalizace

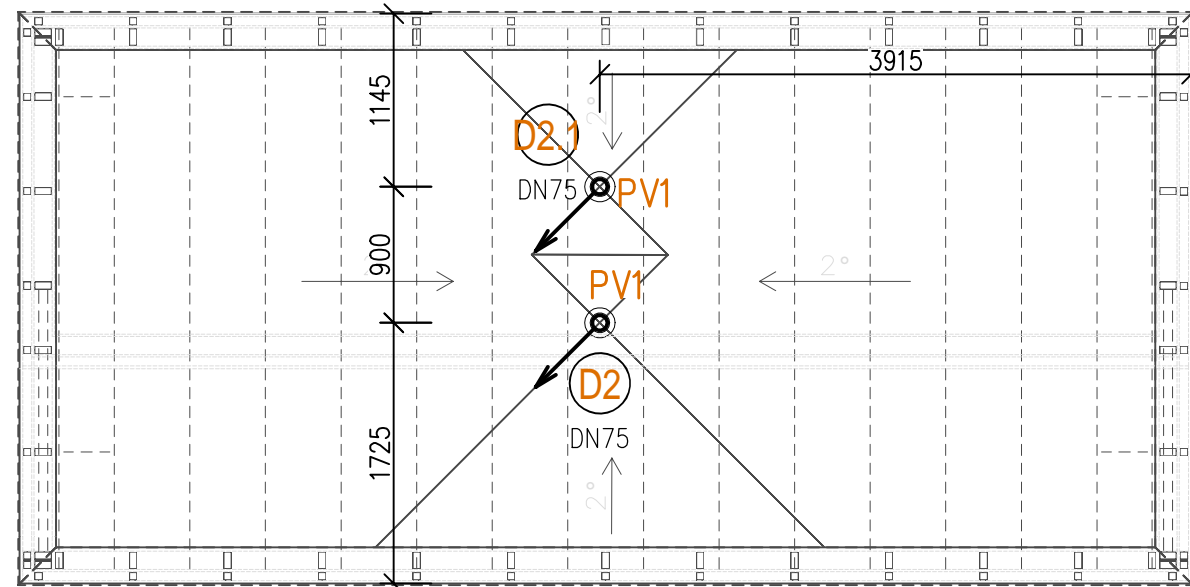


LEGENDA ČAR A ZAŘÍZOVACÍCH PŘEDMĚTŮ

- Kanalizace svodná splašková, PP, hrdlový spoj
- Kanalizace svodná dešťová, PP, hrdlový spoj
- Kanalizace připojovací z PP, hrdlový spoj
- Kanalizace splašková PVC KG SN4, hrdlový spoj
- Potrubí teplé vody PPR PN20, polyfúzní svary, izolace PE tl.20 mm, ve stěnách tl.13 mm
- Potrubí studené vody PPR PN16, polyfúzní svary, izolace PE tl.6 mm
- Potrubí studené vody PE SDR11 De32x3,0
- Kanalizace dešťová PVC KG SN8, hrdlový spoj
- U Umyvadlo 600x490 (přesný výběr dle investora)
Umyvadlová, stojánková páková baterie, chrom
2xrohový ventil g1/2 x 3/8", zápachová uzávěrka, výška vývodu kanalizace 530 mm, výška vývodu sv a tv 580 mm
- WC WC závěsné, odpad vodorovný (přesný výběr dle investora)
Sedátko WC duraplastové s kov. Panty
zadní připojení kanalizace výška 185 mm, výška připojení SV 1000 mm, SV g 1/2"
Nádrž pro závěsné WC s konstrukcí
- PS PISOÁR
zavěšený s radarovým splachovačem, připojení na elektřinu, včetně zdroje
materiál: sanitární keramika
barva: bílá
rozměry: 35 x 55 x 33 cm (velikost se může mírně lišit dle konkrétního výrobku)
- PV1 Střešní vpust DN75
- ZTV2 Zásobníkový ohříváč
Třída energetické účinnosti: A, Obsah: 10 l
Instalace: tlaková
Maximální statický tlak: 1MPa (10 bar)
Jmenovitý výkon: 2,0 kW
Ochrana: IP 24
Jmenovitý objem: 10 l
Rozměry (v / š / h): 50,6 x 29,6 x 27,6 cm

Půdorys 1.NP – vodovod

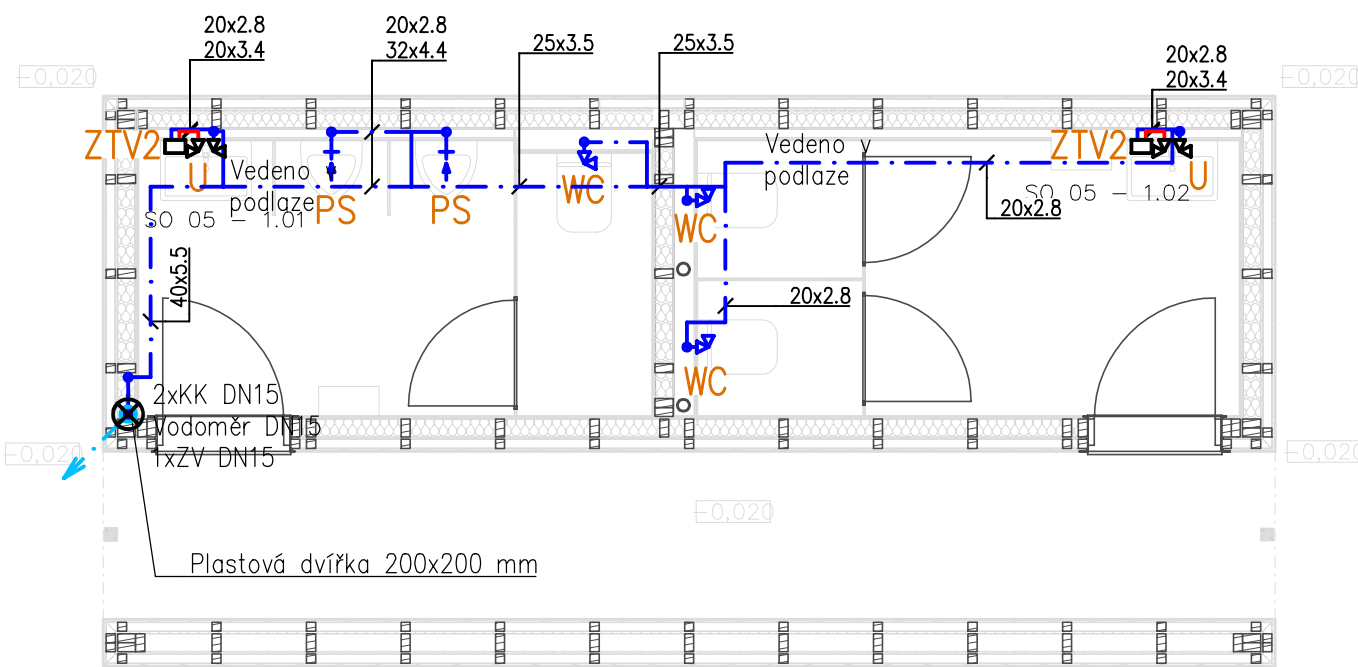

Izometrie vodovodu

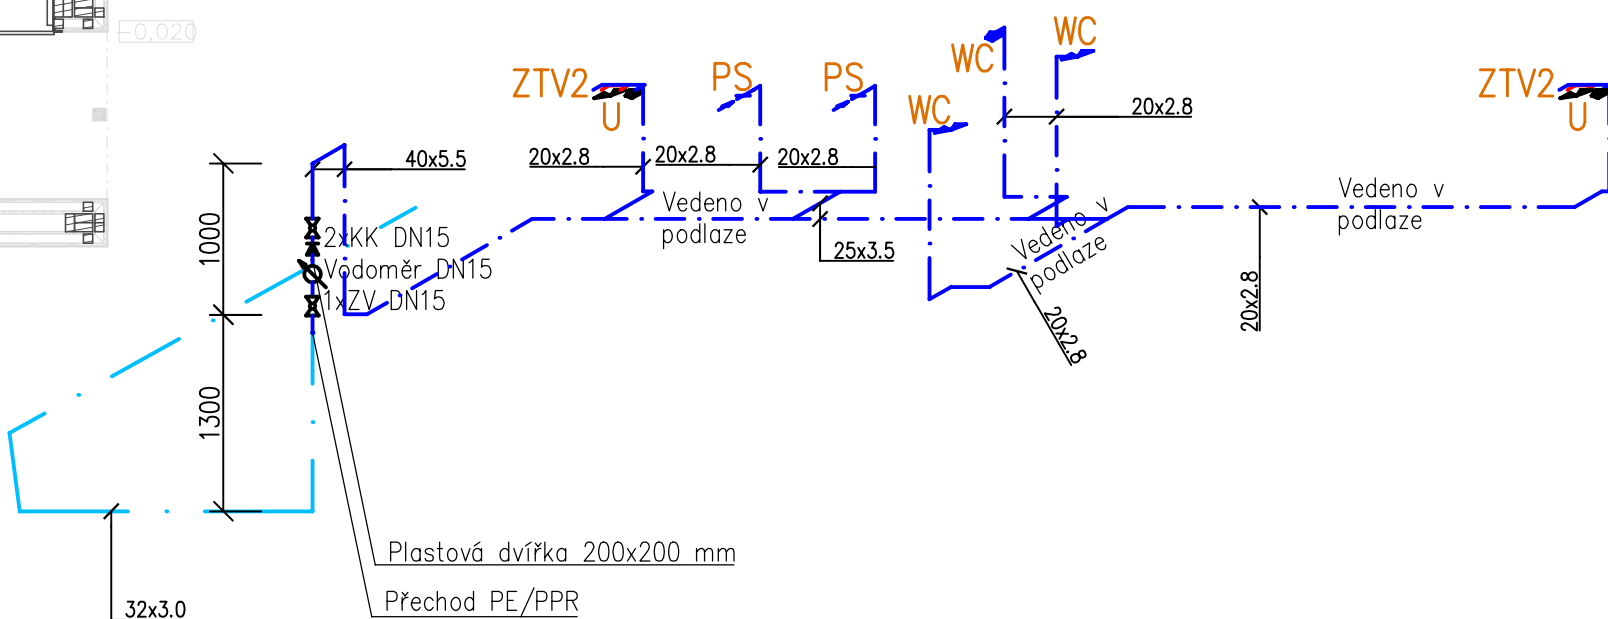

INVESTOR/CLIENT: Statutární město Karviná Fryštátská 72/1, 733 01 Karviná – Fryštát IČ:00297534		GENERÁLNÍ PROJEKTANT/GENERAL DESIGNER: POLYCHROME – architektonická platforma s.r.o. Ing. arch. Roman Osika	
ZPRACOVATEL PROJEKTOVÉ ČÁSTI/AUTHOR OF DESIGN SECTION: Ing. Jan Řehoř Podevší 175/7, 725 28 Ostrava – Hošťálkovice IČ: 74138103			
ZODPOVĚDNÝ PROJEKTANT/AUTHORIZED DESIGNER: ING. JAN ŘEHOŘ ČKAIT – OBOR IP00 – Č. 1103832		HLAVNÍ INŽENÝR PROJEKTU/CHIEF PROJECT ENGINEER: ING. JAN ŘEHOŘ TEL: (+420 604 139 207)	
		KRESLIL/DESIGNER: ING. JAN ŘEHOŘ	
MÍSTO AKCE/REGION: k.u. Karviná-město, p.č. 3981/46, 4004/4,3981/39, 3981/44, 3981/45, 3981/47, 3981/8, 3981/43, 3981/42, 3981/9, 3981/13, 3981/43, 3981/40, 3981/41			
AKCE/PROJECT: Koncepční dořešení lokality Loděnice v parku B. Němcové		DATUM/DATE: 25.11.2025	
		FORMAT VÝKRESU/FORMAT: A2	
		MĚŘÍTKO/SCALE: 1:50	
OBSAH/CONTENT : D.2.2.2 TPS – zdravotní technika		STUPEŇ PD/LEVEL: DPS	
ST.OBJEKT/BUILD.OBJECT : S006 ZTI			
NÁZEV VÝKRESU/DRAWING: S006 – ZTI		ČÁST DOKUM./PART: D.2.2.2	Č. VÝKR./NUMBER: 02