




Schéma revizní šachty

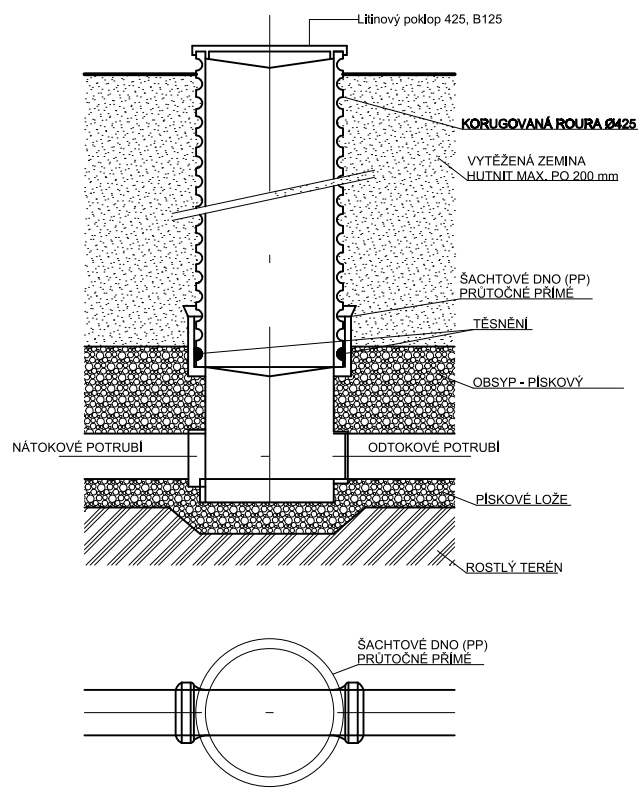

Vyústní objekt

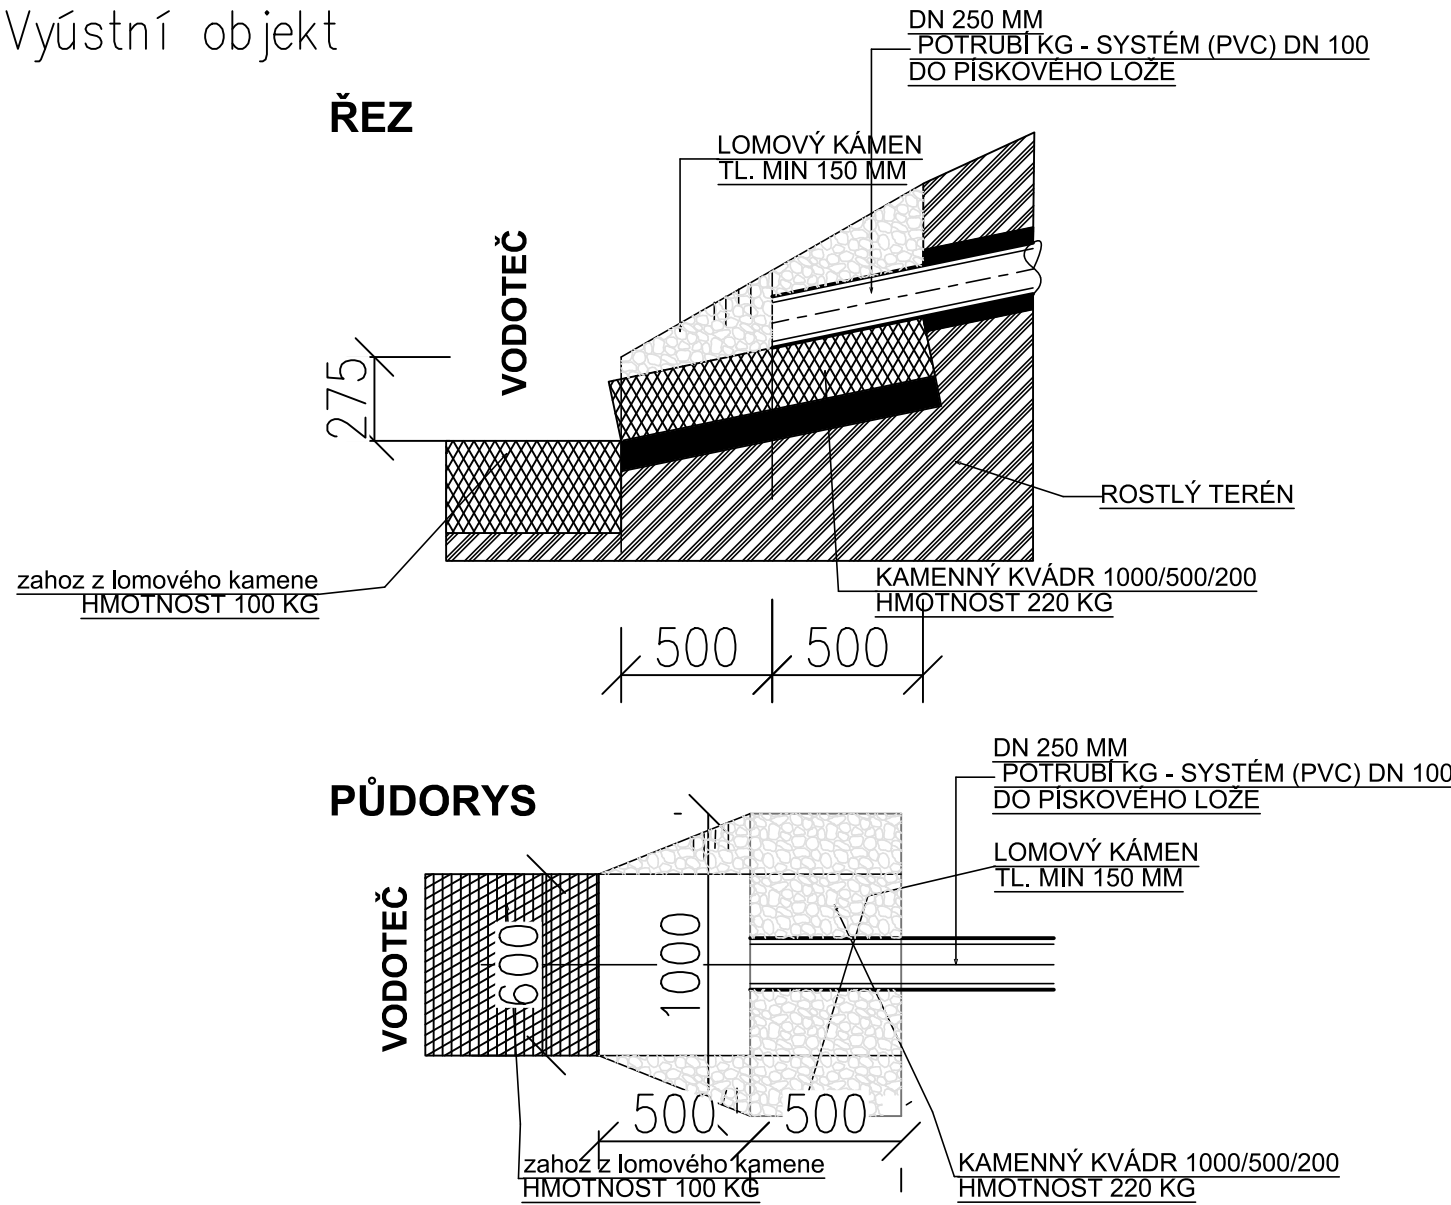

Uložení kanalizace

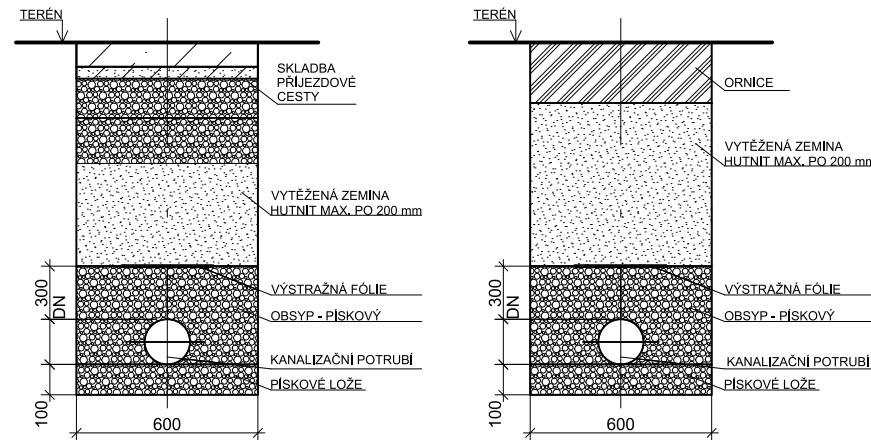

LEGENDA ČAR

- Kanalizace svodná splašková, PP, hrdlový spoj
- Kanalizace splašková PVC KG SN8, hrdlový spoj
- Kanalizace dešťová PVC KG SN8, hrdlový spoj
- Potrubí studené vody PE SDR11 De32x3,0

INVESTOR/CIENT: Statutární město Karviná Fryštátská 72/1, 733 01 Karviná – Fryštát IČ: 00297534		GENERÁLNÍ PROJEKTANT/GENERAL DESIGNER: POLYCHROME – architektonická platforma s.r.o. Ing. arch. Roman Osika	
ZPRACOVATEL PROJEKTOVÉ ČÁSTI/AUTHOR OF DESIGN SECTION: Ing. Jan Řehoř Podevší 175/7, 725 28 Ostrava – Hošťálkovice IČ: 74138103			
ZODPOVĚDNÝ PROJEKTANT/AUTHORIZED DESIGNER: ING. JAN ŘEHOŘ ČKAIT – OBOR IP00 – Č. 1103832		HLAVNÍ INŽENÝR PROJEKTU/CHIEF PROJECT ENGINEER: ING. JAN ŘEHOŘ TEL: (+420 604 139 207)	
		KRESLIL/DESIGNER: ING. JAN ŘEHOŘ	
MÍSTO AKCE/REGION: k.u. Karviná–město, p.č. 3981/46, 4004/4,3981/39, 3981/44, 3981/45, 3981/47, 3981/8, 3981/43, 3981/42, 3981/9, 3981/13, 3981/43, 3981/40, 3981/41			
AKCE/PROJECT: Koncepční dořešení lokality Loděnice v parku B. Němcové		DATUM/DATE: 25.11.2025	
		FORMÁT VÝKRESU/FORMAT: A2	
		MĚŘÍTKO/SCALE: 1:50	
OBSAH/CONTENT : D.2.2.2 TPS – zdravotnicka		STUPEŇ PD/LEVEL: DPS	
ST.OBJEKT/BUILD.OBJECT : S008 ZTI			
NÁZEV VÝKRESU/DRAWING: S008 Výřez koordinační situace		ČÁST DOKUM./PART: D.2.2.2	
		Č. VÝKR./NUMBER: 01	