
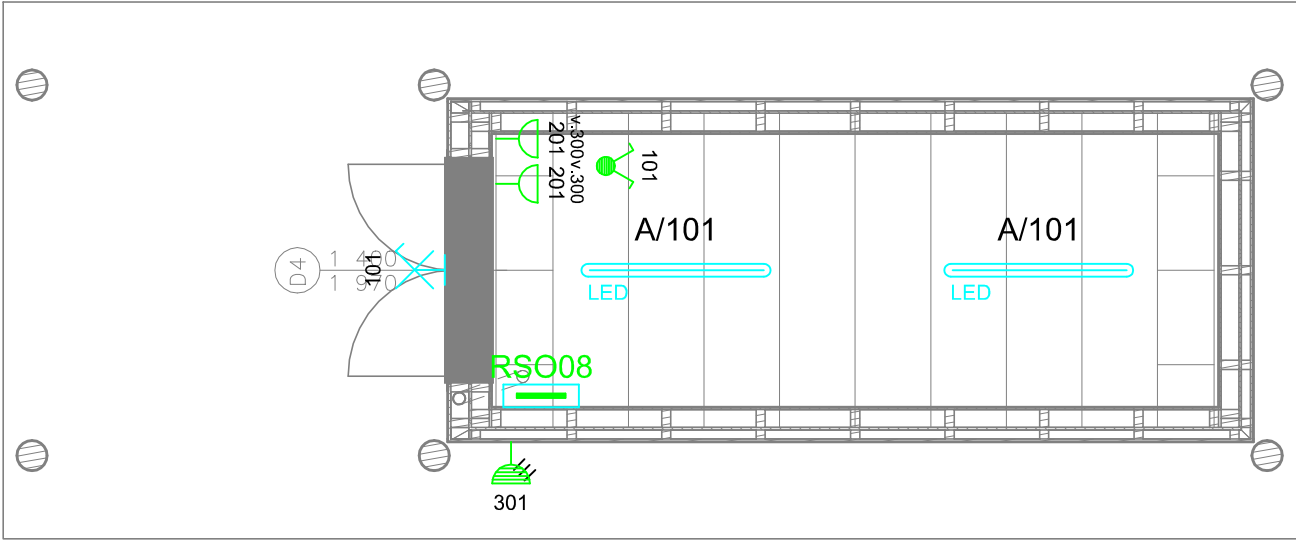




Označení svítidla	Typ	Název	Světelné zdroje	Počet
A	MODUS PL2500M1N	LED prachotěsné svítidlo, polyesterové tělo, opálový PC kryt, IK08	1 x LED, 20W, 2700lm, Ra80, 4000K	2

	Zásuvka 230V, IP44 - NÁSTĚNNÁ
	Vypínač č.1 - IP 44 NÁSTĚNNÝ
	ZÁSUVKA 400V/32A - IP 44
	Venkovní nástěnné svítidlo



PROJEKT Koncepční dořešení lokality Loděnice v parku B. Němcové	
ADRESA k.ú. Karviná—město, p.č. 4004/4, 3981/8, 3981/39, 3981/40, 3981/41, 3981/42, 3981/43, 3981/44, 3981/45, 3981/46, 3981/47, 3981/48	
STAVEBNÍK  Statutární město Karviná	
NÁVRH autor studie "Koncepční řešení lokality Loděnice v parku B. Němcové": Architektonická kancelář Ing. arch. Radko Květ autor SO 03 – zastřešní: POLYCHROME – architektonická platforma s.r.o	
STUPEŇ PROJEKTU dokumentace pro provedení stavby	
	
ČÁST PROJEKTU Technika prostředí staveb – SILNOPROUD	
ZODPOVĚDNÝ PROJEKTANT Ing. Petr Studnička	
VYPRACOVAL Stanislav Gajzler	
VÝKRES PŮDORYS ELEKTROINSTALACE	
ČÍSLO VÝKRESU S008 – D.1.2.5.2—02	
DATUM 09/2025	PARÉ Č.
FORMÁT 420/297	
MĚŘÍTKO 1: 50	