



ÚSTNÍ JEKT


ŘEZ

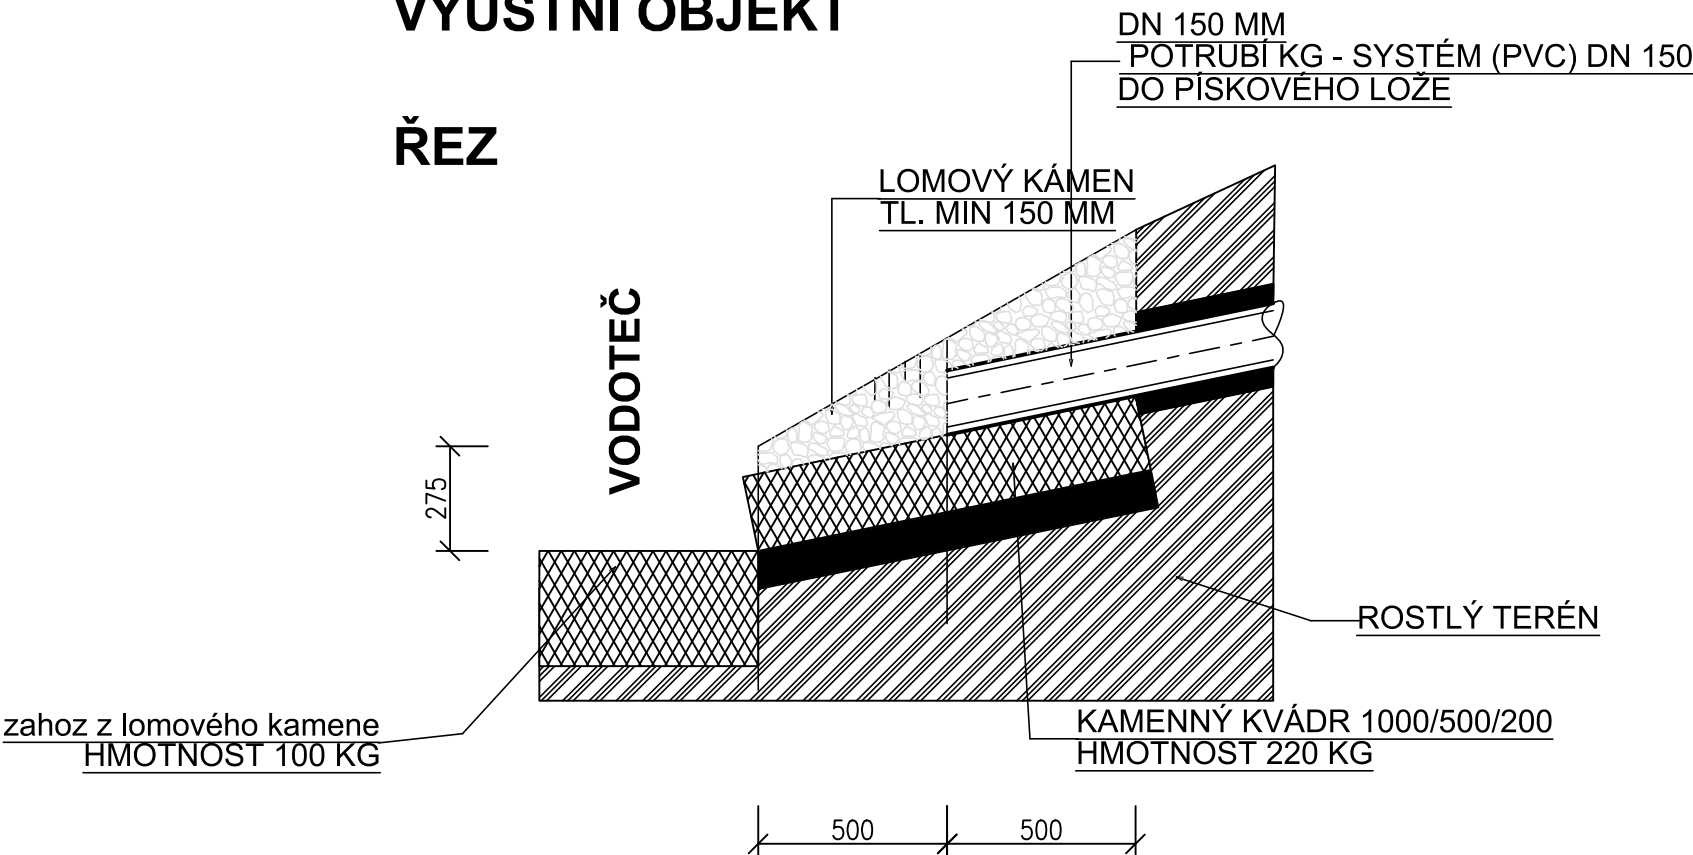

Uložení kanalizace

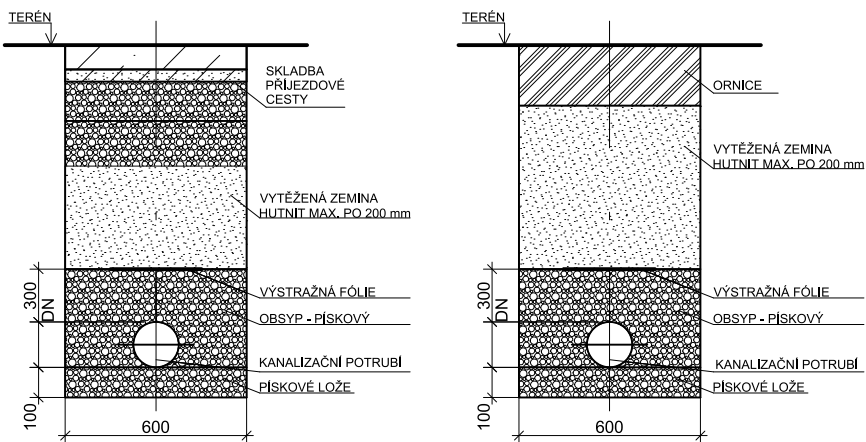

PŮDORYS

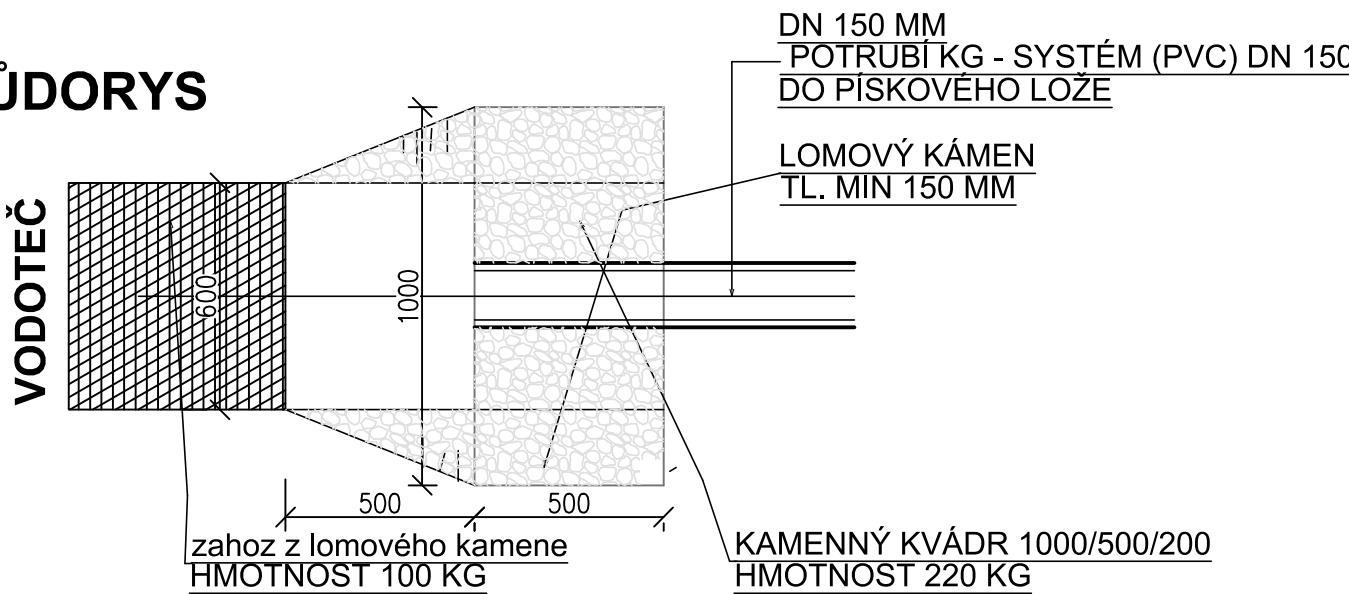

INVESTOR/CLIENT: Statutární město Karviná Fryštátská 72/1, 733 01 Karviná – Fryštát IČ: 00297534		GENERALNI PROJECTANT/GENERAL DESIGNER: POLYCHROME – architektonická platforma s.r.o. Ing. arch. Roman Osika	
ZPRACOVATEL PROJEKTOVÉ ČÁSTI/AUTHOR OF DESIGN SECTION: Ing. Jan Řehoř Podevší 175/7, 725 28 Ostrava – Hošťálkovice IČ: 74138103		KRESLIL/DESIGNER: ING. JAN ŘEHOŘ	
ZODPOVĚDNÝ PROJEKTANT/AUTHORIZED DESIGNER: ING. JAN ŘEHOŘ ČKAT – OBOR PPO – Č. 1103832		HLAVNÍ INŽENÝR PROJEKTU/CHIEF PROJECT ENGINEER: ING. JAN ŘEHOŘ TEL: (+420 604 139 207)	
MÍSTO AKCE/REGION: k.ú. Karviná-město, p.č. 3981/46, 4004/4, 3981/39, 3981/44, 3981/45, 3981/47, 3981/78, 3981/43, 3981/42, 3981/9,		AKCE/PROJECT: Koncepční dořešení lokality Loděnice v parku B. Němcové	
OBSAH/CONTENT: D.2.2.2 TPS – Zdravotnicka		STUPEŇ PD/LEVEL: DPS	
ST.OBJEKT/BUILD.OBJECT: S010 Jímka a vnější rozvody ZTI		ČÁST DOKUM./PART: D.2.2.2	
NÁZEV VÝKRESU/DRAWING: Rozvinuté řezy dešťové kanalizace		Č. VÝKR./NUMBER: 04	
DATE/DATE: 25.11.2025		FORMAT VÝKRESU/FORMAT: 594x594 mm	
MĚŘÍTKO/SCALE: 1:75			