

LEGENDA TRASY


- Trasa SK - Trasa vedení v elektroinstalaci blízko na povrchu
- Trasa SK - Trasa vedení v prostoru nad 170/70
- Trasa SK - Trasa vedení v trubkách pod omítkou (2x trasa má skleněnou)
- Trasa SK - Trasa vedení v trubkách pod omítkou / podlahou

LEGENDA ZNAČEK

- R03 R03 Dátový rozvodník stromový 420
- R04 R04 Dátová rozvaděčnice 2x R45
- R05 R05 Dátová rozvaděčnice 1x R45
- R06 R06 Dátový rozvodník nástěnný 180
- R07 R07 Dátový rozvodník nástěnný 120
- W01 W01 Wytlačovací spoty

LEGENDA ZNAČENÍ

- 14-01-18 Odstředek - Dle dané stavby
- 14-01-18 Odstředek - Dle dané stavby
- 14-01-18 Odstředek - Dle dané stavby

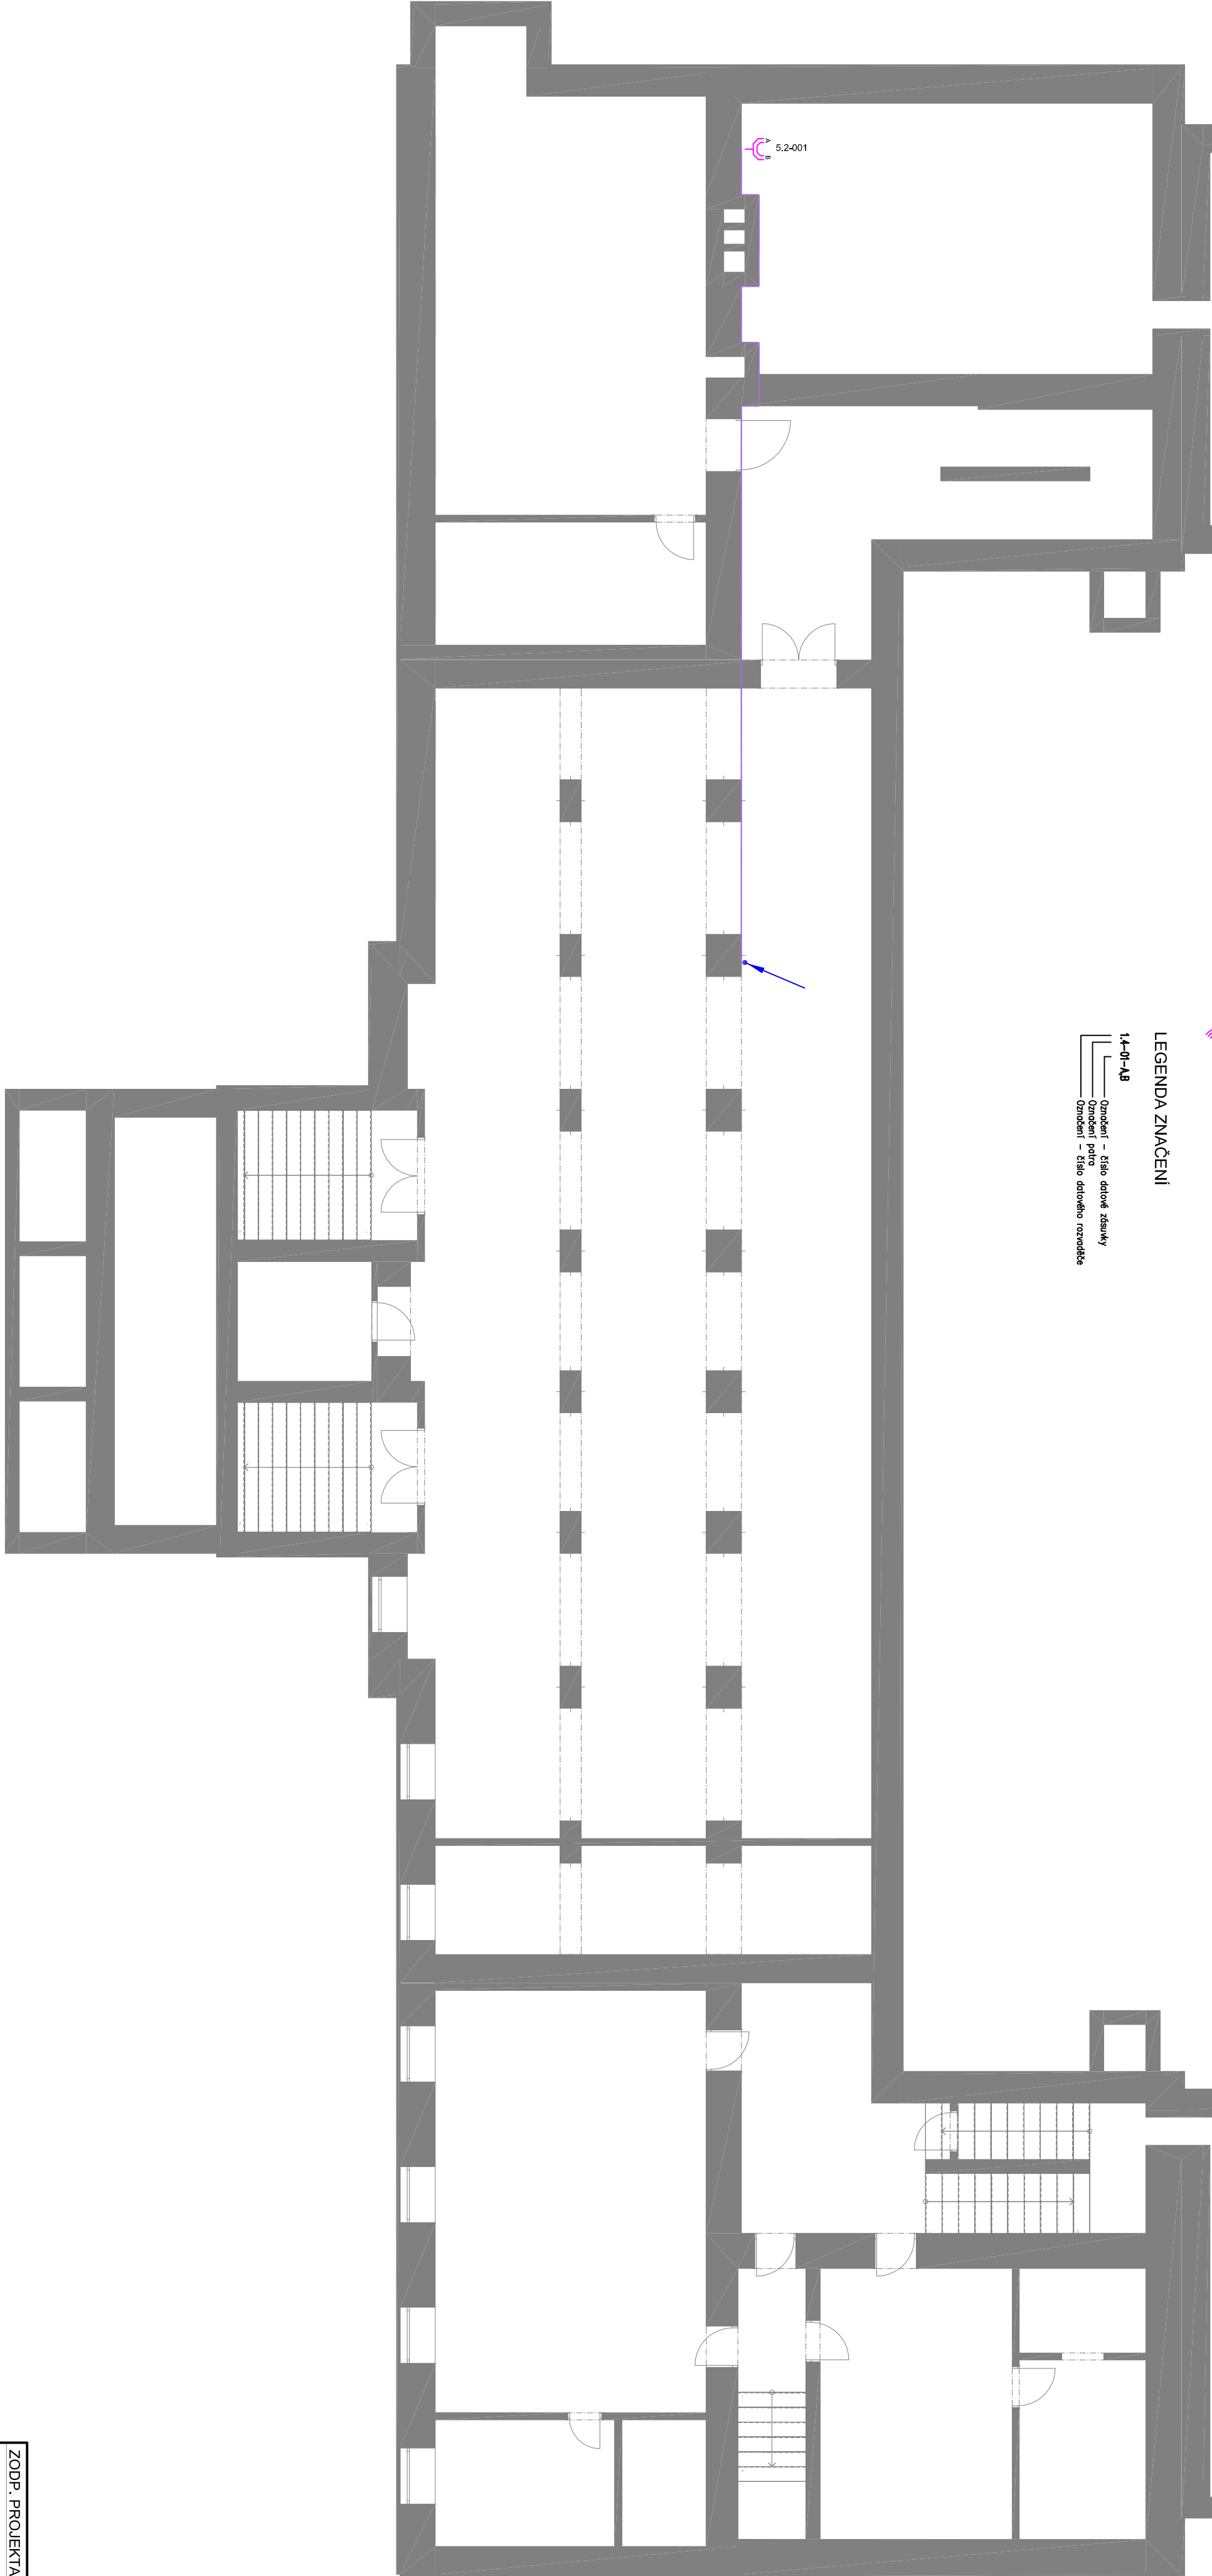

ZODP. PROJEKTANT: ING. LADISLAV ZAHRAVNÍČEK		VYPRACOVAL: ING. DAVID POLÁSEK		INVESTOR: PRŮSTAVSKÁ ZS, 233 23 KÁVČINA	
NAZEV AKCE: REKONSTRUKCE A VYBAVENÍ ODOBŇOVÝCH UČEBEN NA ZS DRUŽBY		ČÁST: EL. STAVBA		OBJEKT: OŘADSKÁ 1116/18	
STAVBY: DATUM: PROSINEC 2018		STUPEŇ: DOKONČENÍ		MÍSTO: STAVBA	
OBSAH VÝKRESU: SLP 1.PP		MĚŘÍTKO: 1:100		ČÍSLO VÝKRESU: D.1.4.d)02	