



SCHEMA ZAPOJENÍ :

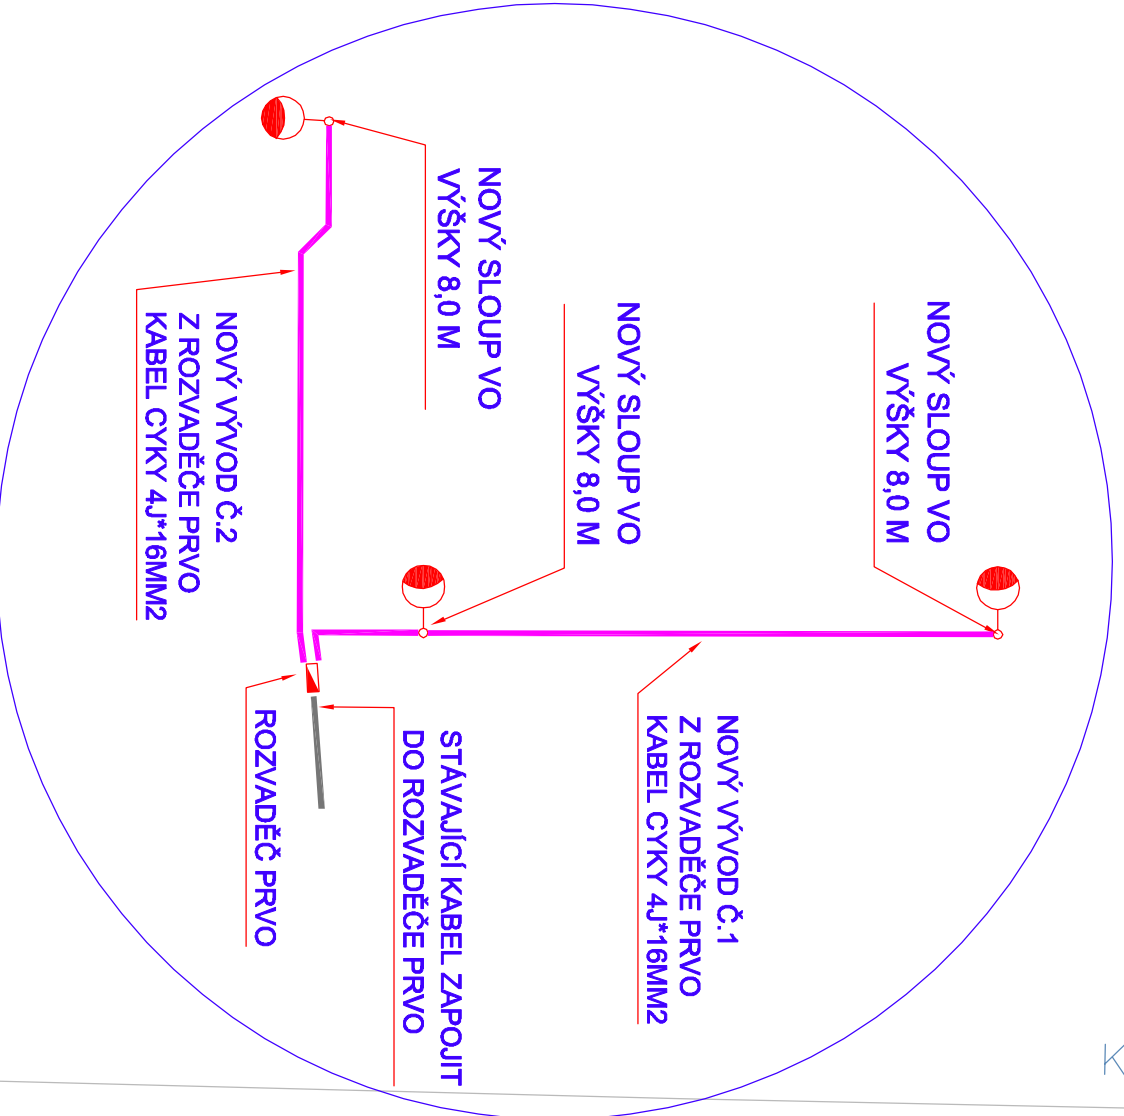


UPOZORNĚNÍ :

POKUD TATO DOKUMENTACE Z DŮVODU UPŘESNĚNÍ A PŘIBLIŽENÍ TECHNICKÝCH PARAMETRŮ, KVALITY PROJEKTOVÝCH PRVKŮ A NAVRHOVANÝCH ŘEŠENÍ OBSAHUJE ODKAZY NA TECHNOLOGIE ČI SPECIFICKÁ OZNAČENÍ VÝROBKŮ, JSOU TYTO ODKAZY, NÁZVY A OZNAČENÍ NEZÁVAZNÉ A ZADÁVATEL V SOULADU S §45, Odstavec 3 Zákona č. 137/2000 Sb. o VEŘEJNÝCH ZAKÁZKÁCH UMOŽŇUJE POUŽÍTÍ I JINÝCH KVALITATIVNĚ A TECHNICKY ROVNOCEHNÝCH OBDOBŇÝCH ŘEŠENÍ. ZÁVAZNÝ JE POŽADAVEK NOREM, PŘÍPADNĚ GENEREL VEŘEJNÉHO OSVĚTLENÍ A DODRŽENÍ OSVĚTLENOSTI KOMUNIKACÍ A PŘÍLEHLÝCH PROSTOR DLE ČSN CEN/TR 13201-1, ČSN EN 13201-2. TOTO UPOZORNĚNÍ PLATÍ V CELEM ROZSAHU PROJEKTU.

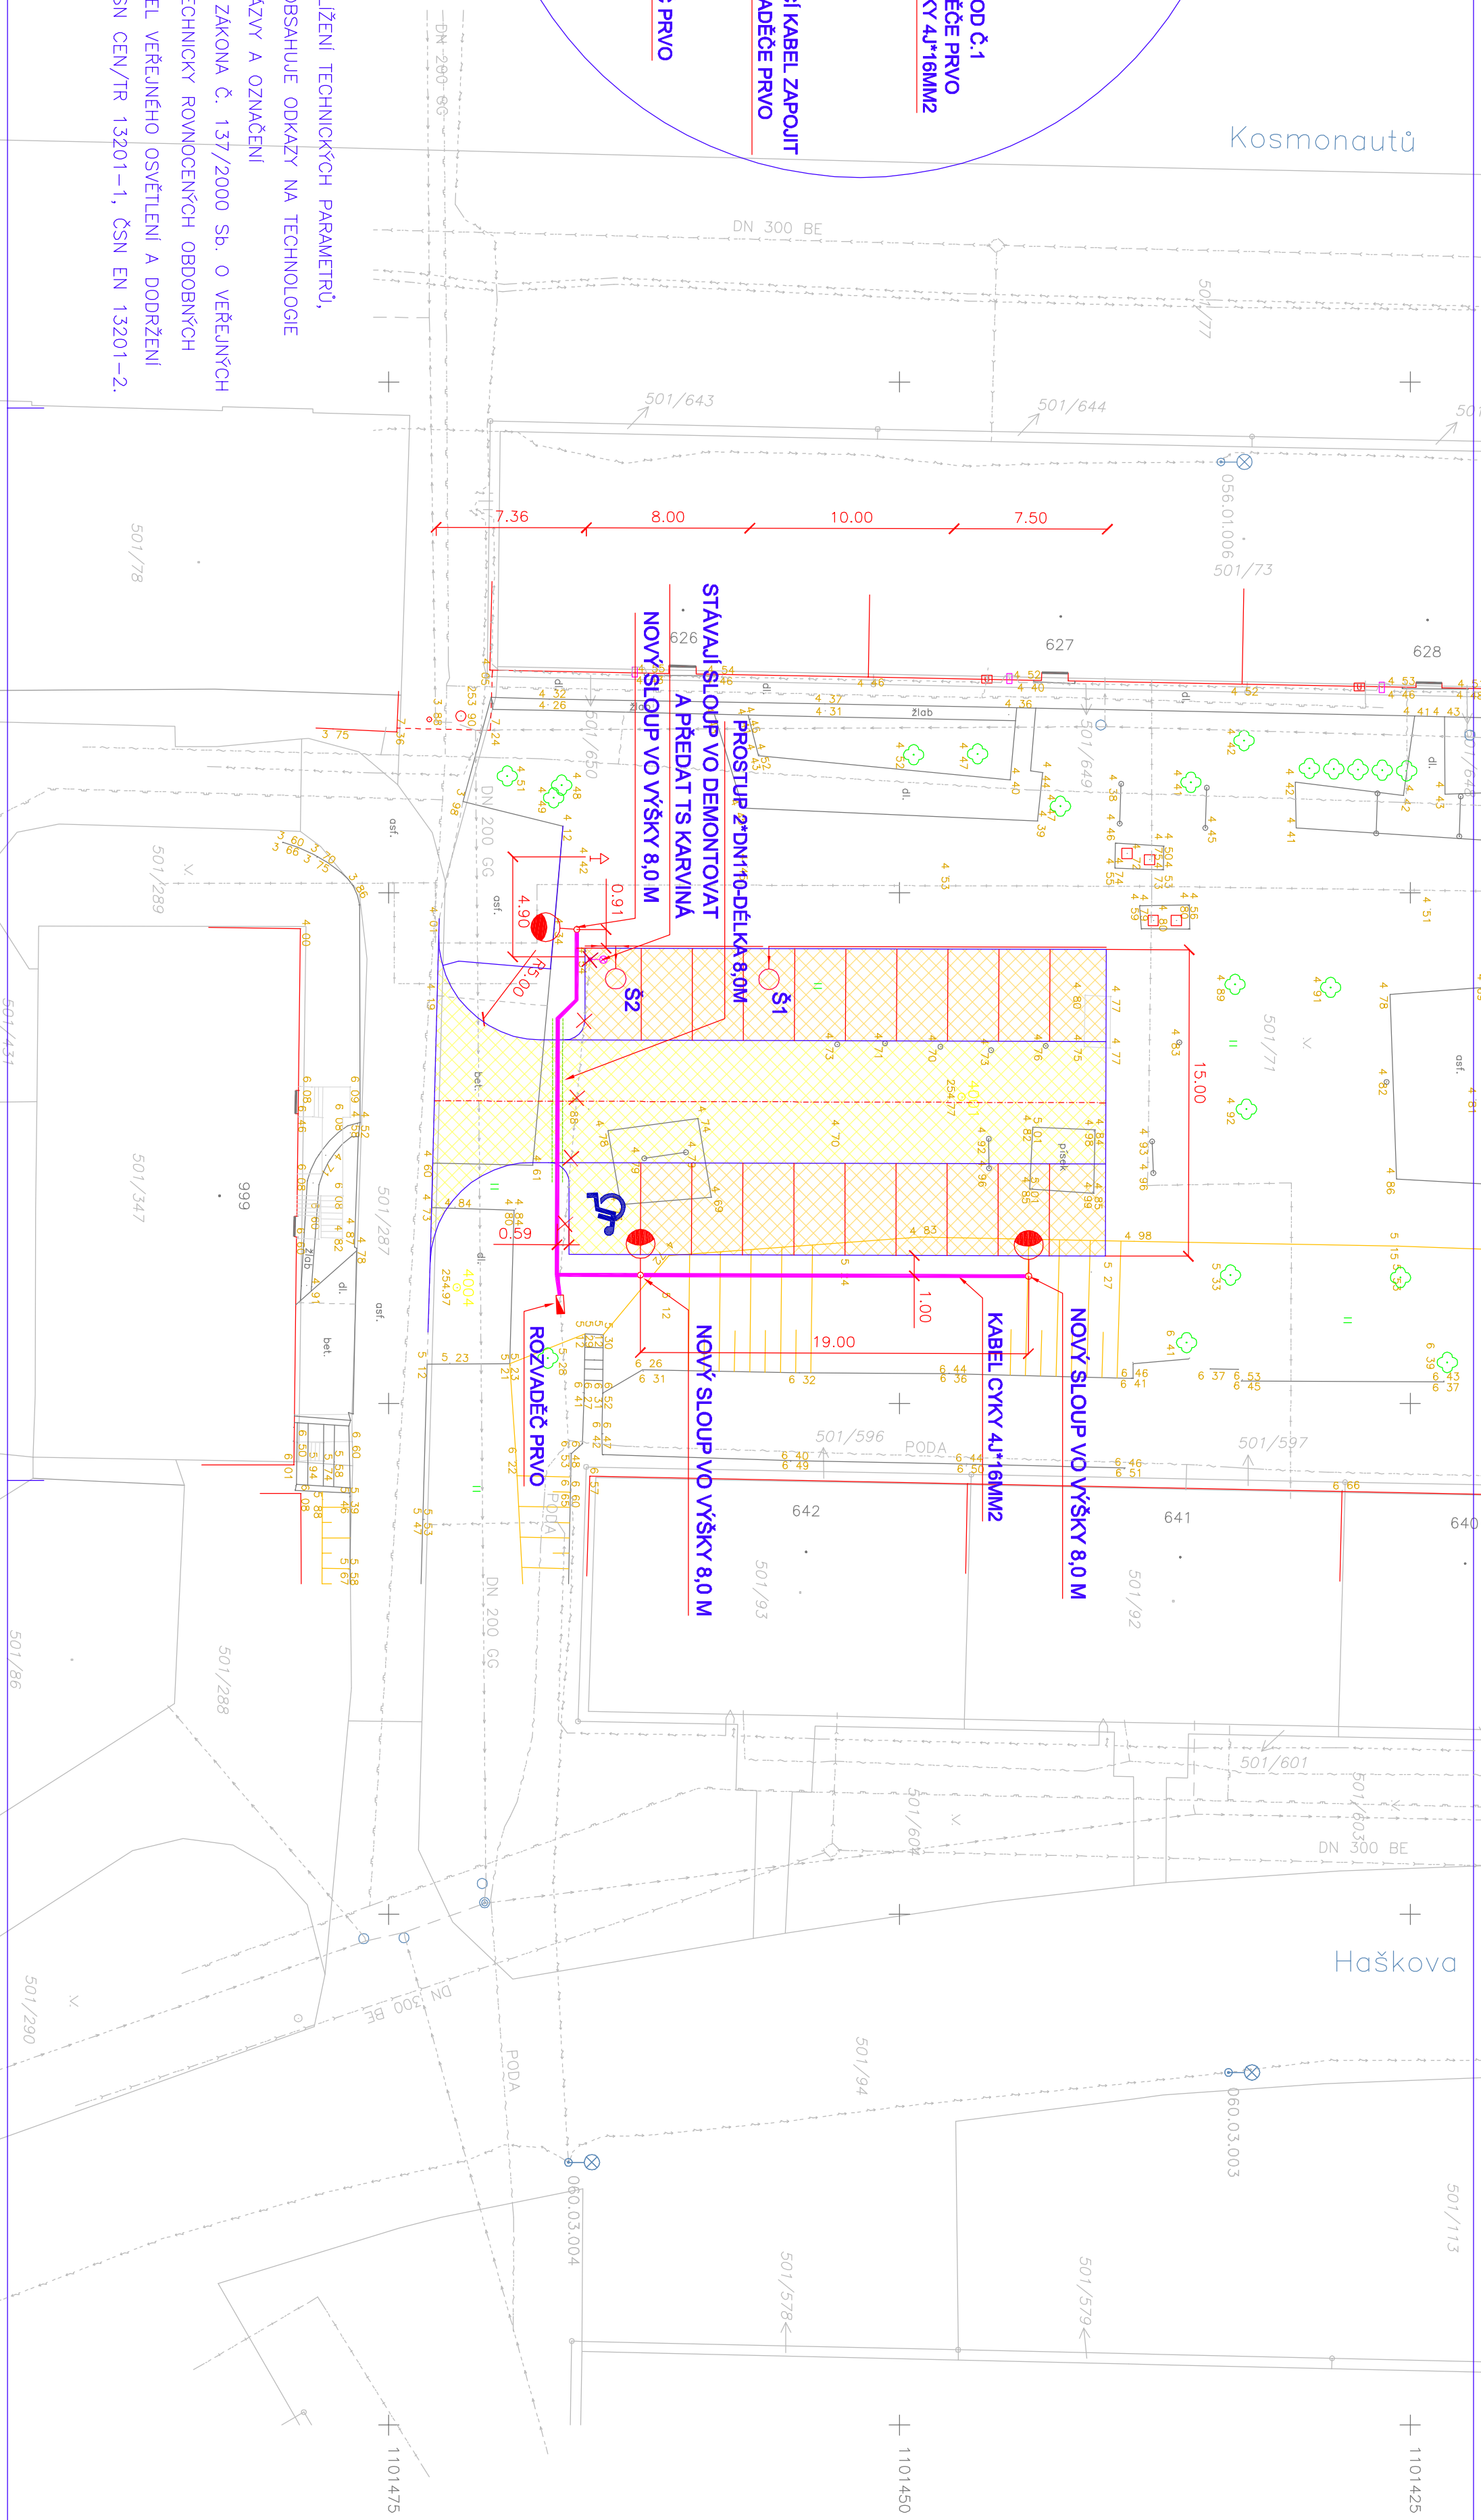

LEGENDA
STAV

- ROZVODY TEPLA
- VODOVOD
- KANALIZACE
- PLYNOVOD
- KABEL CETIN
- ROZVODY NN
- ROZVODY VN
- ROZVODY VO
- STAVAJÍCÍ STROM

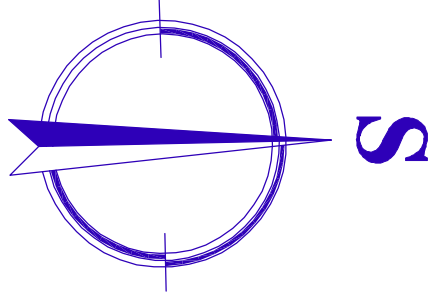

LEGENDA
NÁVRH

- PARKOVIŠTĚ – KRYT ZÁMKOVÁ DLAŽBA – BARVA PŘÍRODNÍ
- PARKOVIŠTĚ – KRYT ZATRAVŇOVACÍ TVARNICE
- KATASTR
- PODELNÝ TRATVOD S DRENAŽNÍ TRUBKOU DN 200 A ŠTĚRKOVÝM OBSYPEM
- SLOUP VENKOVNÍHO OSVĚTLENÍ VÝŠKY 8 M
- SVÍTIDLO THORN TYP 96643205 CQ24L-740, EWR BPS CL2 M60 GY-S, IP66, IK08, 38W, 5445 lm
- KABEL CYKY 4J*16 MM2
- RUŠENÁ ČÁST
- STAVAJÍCÍ ROZVODŮ VO
- STAVAJÍCÍ SLOUP VO
- DEMONTOVAT A PŘEDAT TS KARVINÁ

DOKUMENTACE PRO PROVÁDĚNÍ STAVBY

SOUŘADNICOVÝ SYSTÉM S-JTSK, VÝŠKOVÝ SYSTÉM BAL T PV

D	DOKUMENTACE OBJEKTŮ
D.1.401	SO 401 VEŘEJNÉ OSVĚTLENÍ

PROJEKTANT:	STATUTÁRNÍ MĚSTO KARVINÁ, ODBOR MAJETKOVÝ, PRŮJEMSKÁ 72/1, KARVINÁ-PRŮJEMSKÁ
ATLIER ESO spol. s r.o., KAPLA HYNÁ MACHY 5203/33, OSTRAVA-TŘEBOVCE 722 00	
ZODP.PROJEKTANT	VYPRACOVAL
ING. MUDROSLAV VRÁNA	ZODP. KŘÍSKA
AUTORIZOVAN	VYDROSLAV TOLASZ
NÁZEV AKCE :	
VÝSTAVBA PARKOVACÍ PLOCHY A ÚPRAVY VNITROBLOKU	
DOMU ČP. 627 NA ULICI KOSMONAUTŮ V KARVINĚ - RÁJ	
PŘÍLOHA :	SITUACE
	MĚŘÍTKO : 1:250
	D.1.401.2.1

