



DOČASNÁ STUDNA - VRTANÁ

Svislý řez:

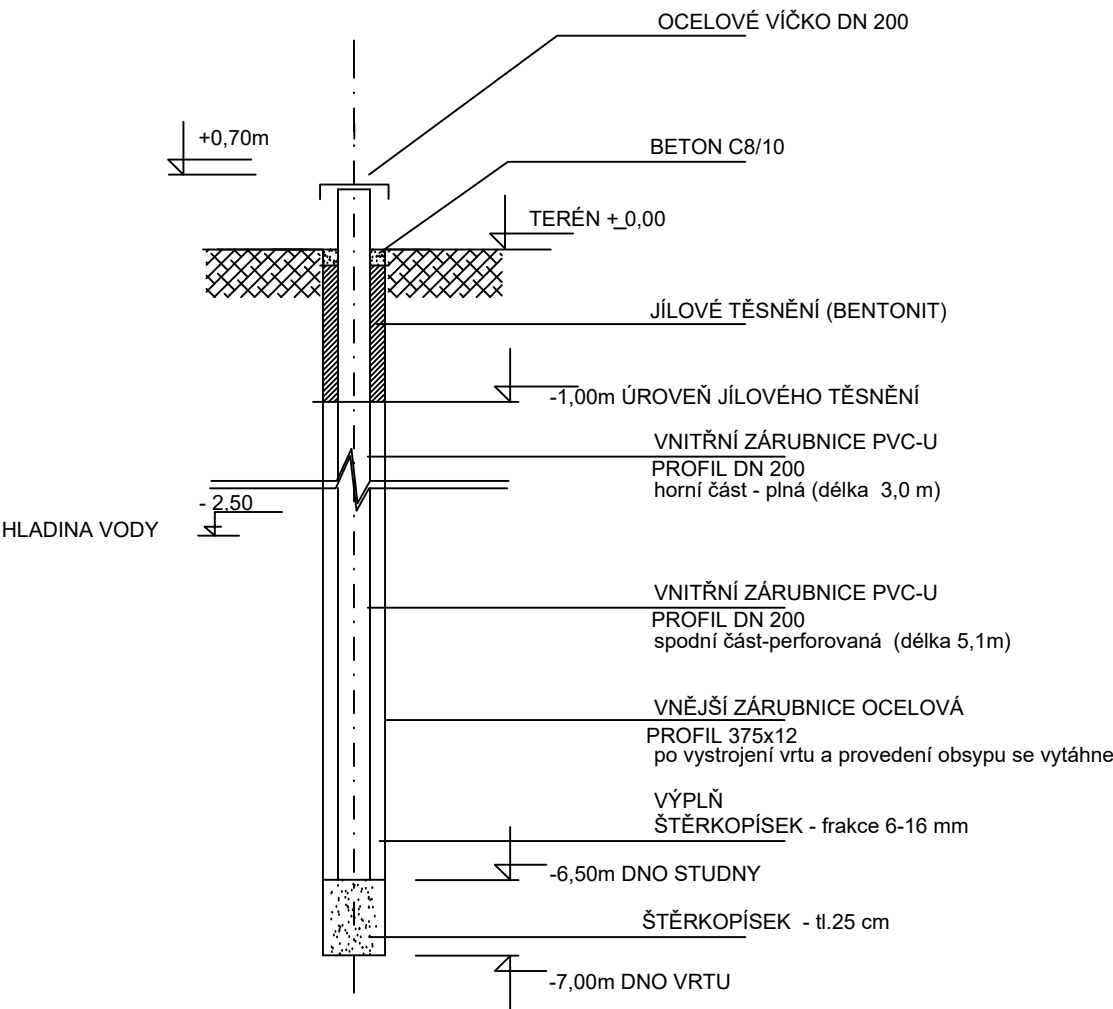

Půdorys:

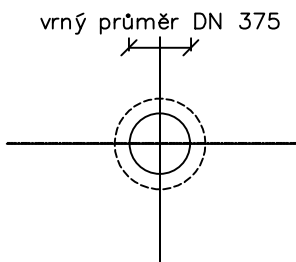

POZNÁMKA : do hloubky 3,0 m pod terénem se navrhuje
zárubnice PVC 200 plná, dále pak zárubnice PVC 200 perforovaná

Č. změny	Datum	Popis změny	Schválil

KBprojektAqua s.r.o. <div>KBprojektAqua s.r.o. Staroveská 129/154 724 00 Ostrava-Proskovice IČO 06020364</div>			
Vypracoval : Jan Gara	Projektant : Ing.Čestmír Krkoška	HIP : Ing.Čestmír Krkoška	Technická kontrola : Ing.Čestmír Krkoška
Objednatel: Statutární Město Karviná, Fryštátská 72/1, 733 24 Kravíná-Fryštát			Č.zakázky : 2021-025
Akce : Lapák štěrku v prostoru stávajícího nátoku do odlehčovací komory OK1C v areálu ČOV Karviná			Stupeň : DPS
			Datum : 08/2023
			Formát : 2 A4
			Měřítko : 1 : 50
Příloha : Dočasná vrtaná studna pro snižování hl. podzemní vody			Č.přílohy : D.1.1.7