


PŮDORYS 1 NP - NOVÝ STAV

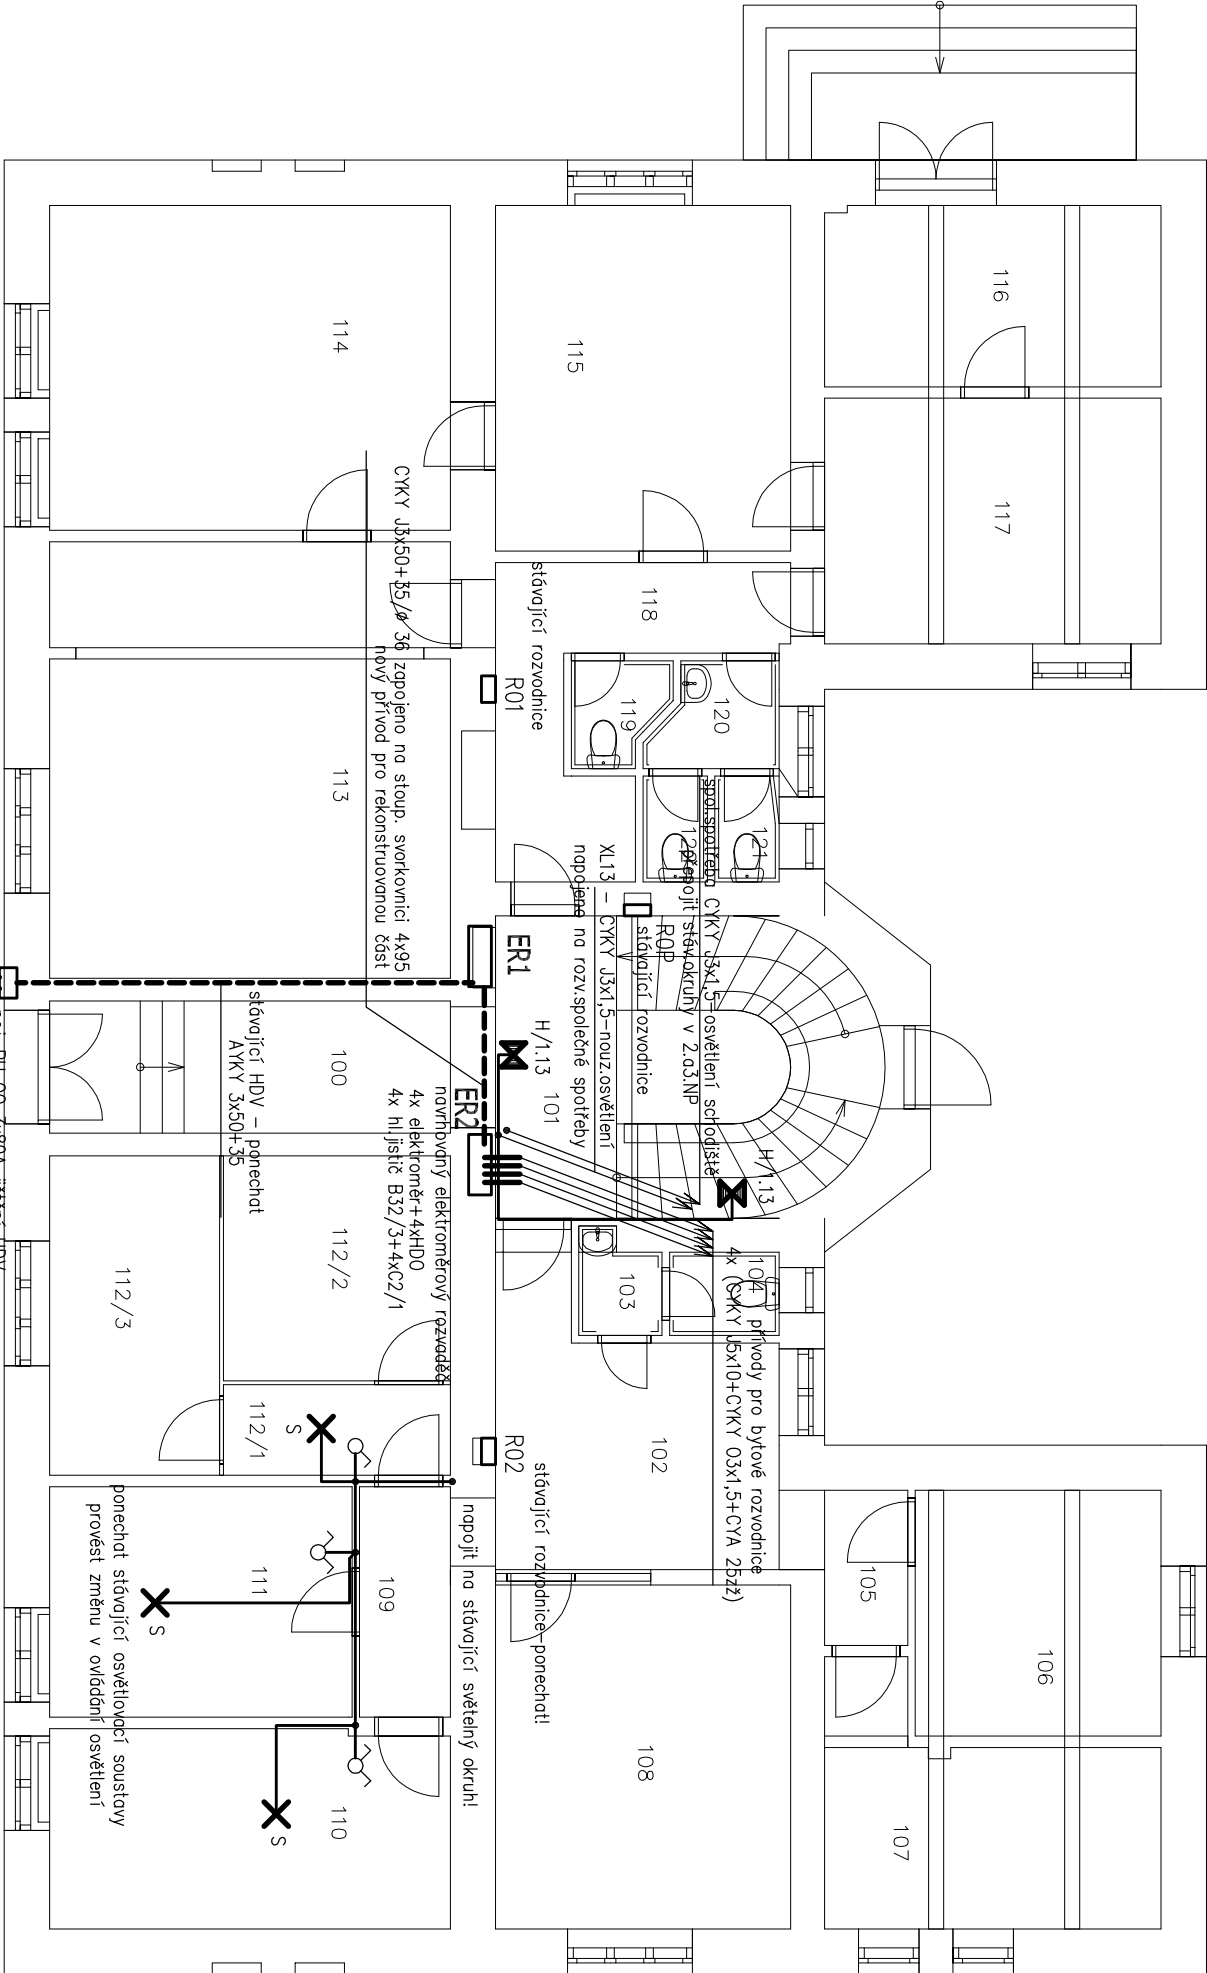


POZNÁMKA:

V 1.NP. PONECHAT PŮVODNÍ ZÁSUVKOVOU A SVĚTELNOU INSTALACI V CELÉM ROZSAHU
Rozvodnici společně spotřebu doplnit o jističe 10B/1 3 ks - nouz.osvětlení,
jištění zdroje DT a STA+ časový spínač ovládání DT a zdroj DT

D.1.4 TECHNIKA PROSTŘEDÍ STAVEB -ZAŘÍZENÍ SILNOPROUDÉ ELEKTROTECHNIKY VČ.OCHRANY PŘED BLESKEM

Proj. specialista:	Vladislav Tolasz	elektroprojekt 736 01 Havřířov Bludovice
Vypracoval:	Vladislav Tolasz	Vratká 7/694



ZODP. PROJEKTANT:	ING. ROBERT KOTÁSEK	 <div>Frýdecká 1901, 739 34 Šenov IČO: 08155707, tel: 77704479</div>
VYPRACOVAL:	TOLASZ VLADISLAV	
INVESTOR:	STATUTÁRNÍ MĚSTO KARVÍNÁ, FRYŠTÁTSKÁ 72/1 733 24 KARVÍNÁ FRYŠTÁT	
NÁZEV AKCE:	REKONSTRUKCE BUDOVY ČP.149 NA ULICI KAROLA ŠLIMKY	
OBSAH VÝKRESU:	STAVEBNÍ OBJEKT: SO 01 MĚŘÍTKO: 1:100	ČÍSLO VÝKRESU: D.1.4b.01
1.NADZ.PODLAŽÍ ÚPRAVA ELEKTROINSTALACE		